
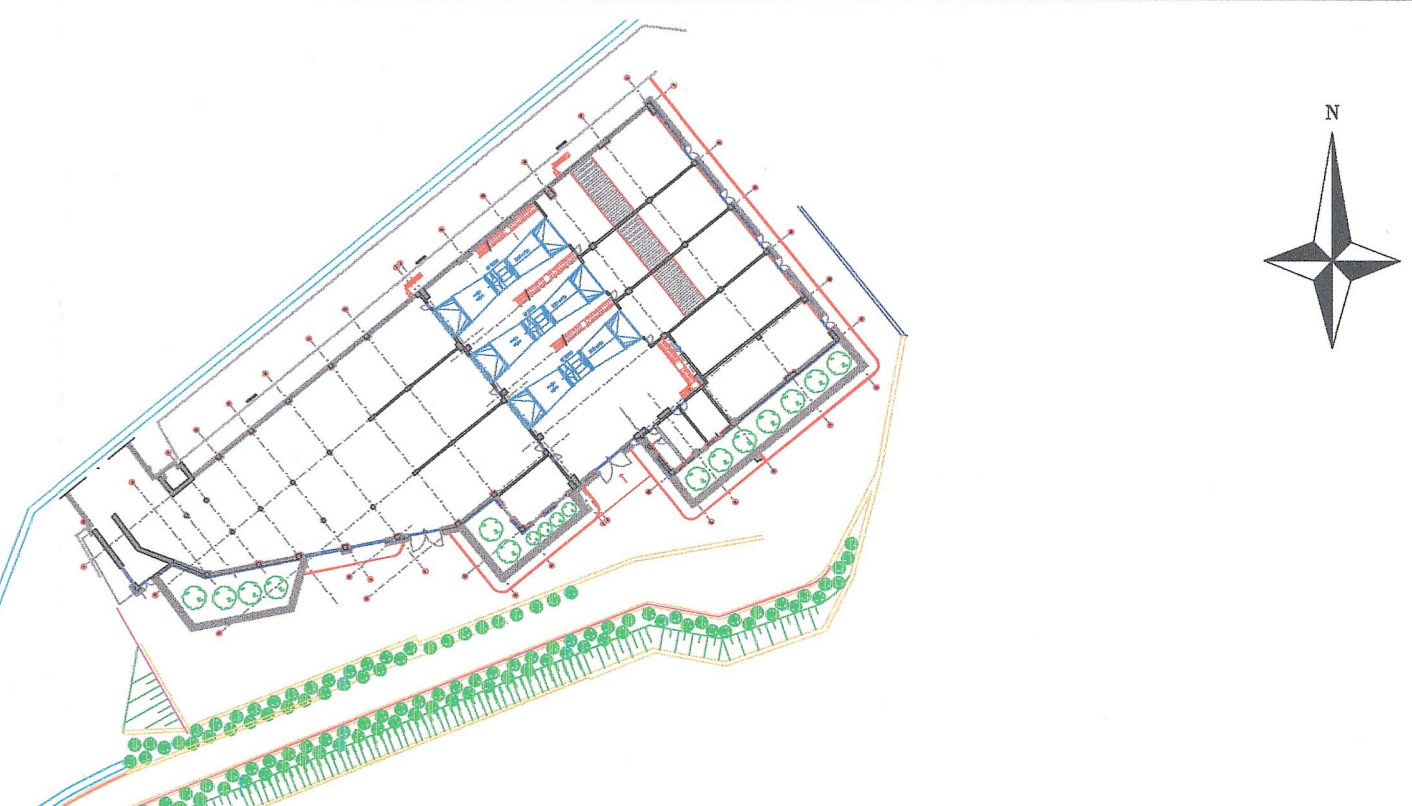


**PIANTA PIANO TERRA
PLAN NIVEAU 0**

NOTA : La position des autres équipements est donnée à titre indicatif
 NOTA : La posizione degli altri impianti è data a titolo indicativo

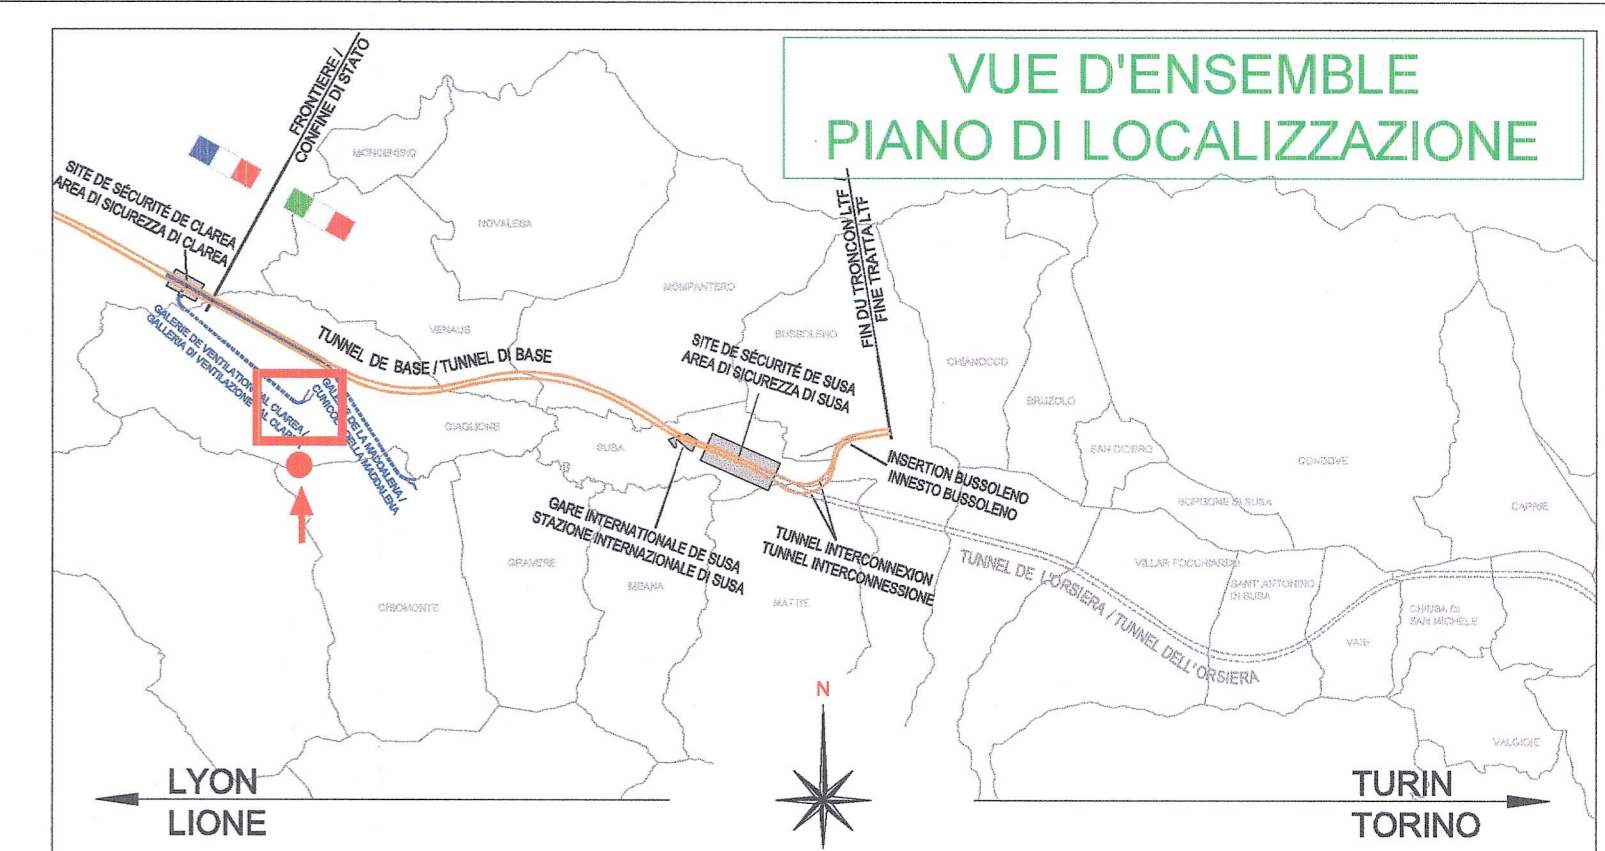

PLANS G.C DE REFERENCE / LAYOUT DI RIFERIMENTO
 PD2_C3A_0487e0488_26-47-70_40-01e02_viabilità accesso Clarea_plan_sez_0.00.dwg
 PD2_C3A_da0466a0472_26-47-50_30-da02a04e40-da02a03e60-da01a02_Centrale di ventilazione Clarea_arch_0.dwg

LIAISON LYON - TURIN / COLLEGAMENTO TORINO - LIONE
 Partie commune franco-italienne / Sezione transfrontalière
 Parte comune italo-francese / Sezione transfrontalière

NOUVELLE LIGNE LYON TURIN - NUOVA LINEA TORINO LIONE
PARTIE COMMUNE FRANCO-ITALIENNE - PARTE COMUNE ITALO-FRANCESE
 REVISION DE L'AVANT-PROJET DE REFERENCE - REVISIONE DEL PROGETTO DEFINITIVO
 CUP C11J0500030001
EQUIPEMENTS - IMPIANTI
VENTILATION - VENTILAZIONE
GENERALITES - GENERALE
GALERIE DE VENTILATION DE CLAREA - GALLERIA DI VENTILAZIONE DI CLAREA
PLANS GUIDE DES USINES DE VENTILATION DE CLAREA
LAYOUT DELLE FABBRICHE DI VENTILAZIONE DI CLAREA

Indice	Date / Data	Modification / Modifica	Etabli par / Concepito da	Verifié par / Controlato da	Autorisé par / Autorizzato da
0	Novembre 2012	Emission pour vérification C2B et validation C3.0 Emissione per la verifica C2B e la validazione C3.0	L. AGNESE (BETEC)	M. PHOUËE C. OGNIBENE	M. FORESTA M. PANTELEO
A	08/02/2015	Emission suite aux commentaires LTF et CCF Emissione a seguito commenti LTF e CCF	L. AGNESE (BETEC)	M. PHOUËE C. OGNIBENE	M. FORESTA M. PANTELEO


Code Doc: **P D 2 C 2 B T S 3 1 5 1 0 A A P P L A**

INDIRIZZO GED / ADRESSE GED: C2B // // 40 01 47 30 01


TECHNIMENT CIVIL CONSTRUCTION
 Dot. Ing. Alberto Maspoli
 Ordine Ingegneri Prov. TO n. 6271 R

LTF sas - 100 Avenue de la Boissière BP 80831 - F-72008 CHAMBERY CEDEX (France)
 Tél: +33 (0) 4 79 68 56 50 - Fax: +33 (0) 4 79 68 56 75
 RCS Chambéry 439 556 952 - TVA: FR 0343955652
 Propriété LTF Tous droits réservés - Proprietà LTF Tutti i diritti riservati


ÉCHELLE / SCALA: 1/50

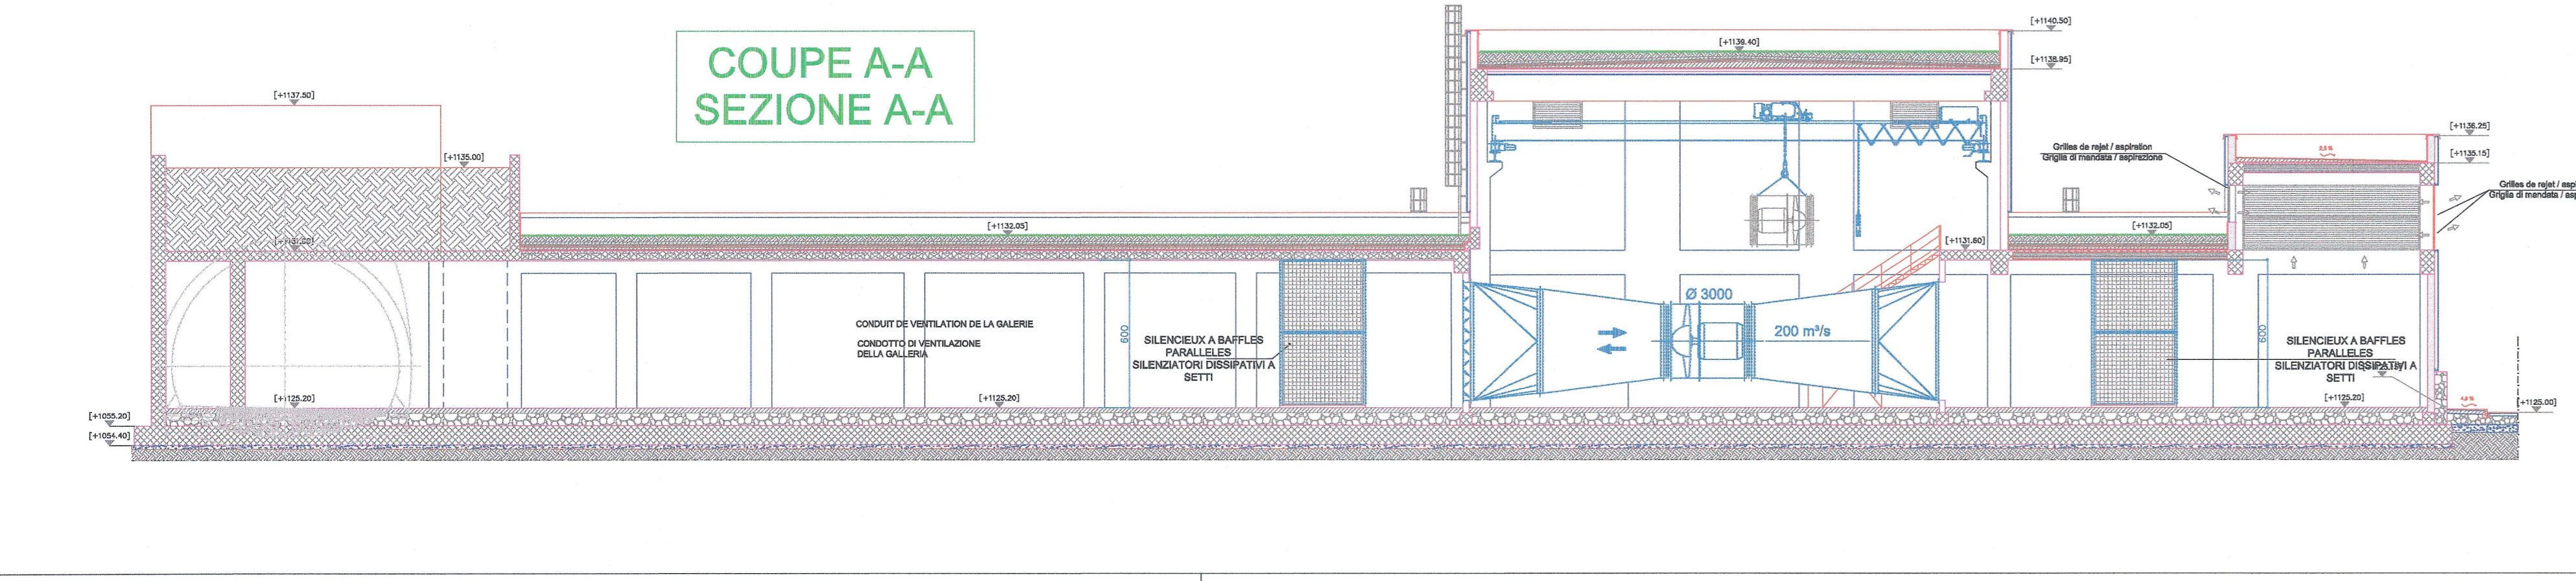

**COUPE A-A
SEZIONE A-A**

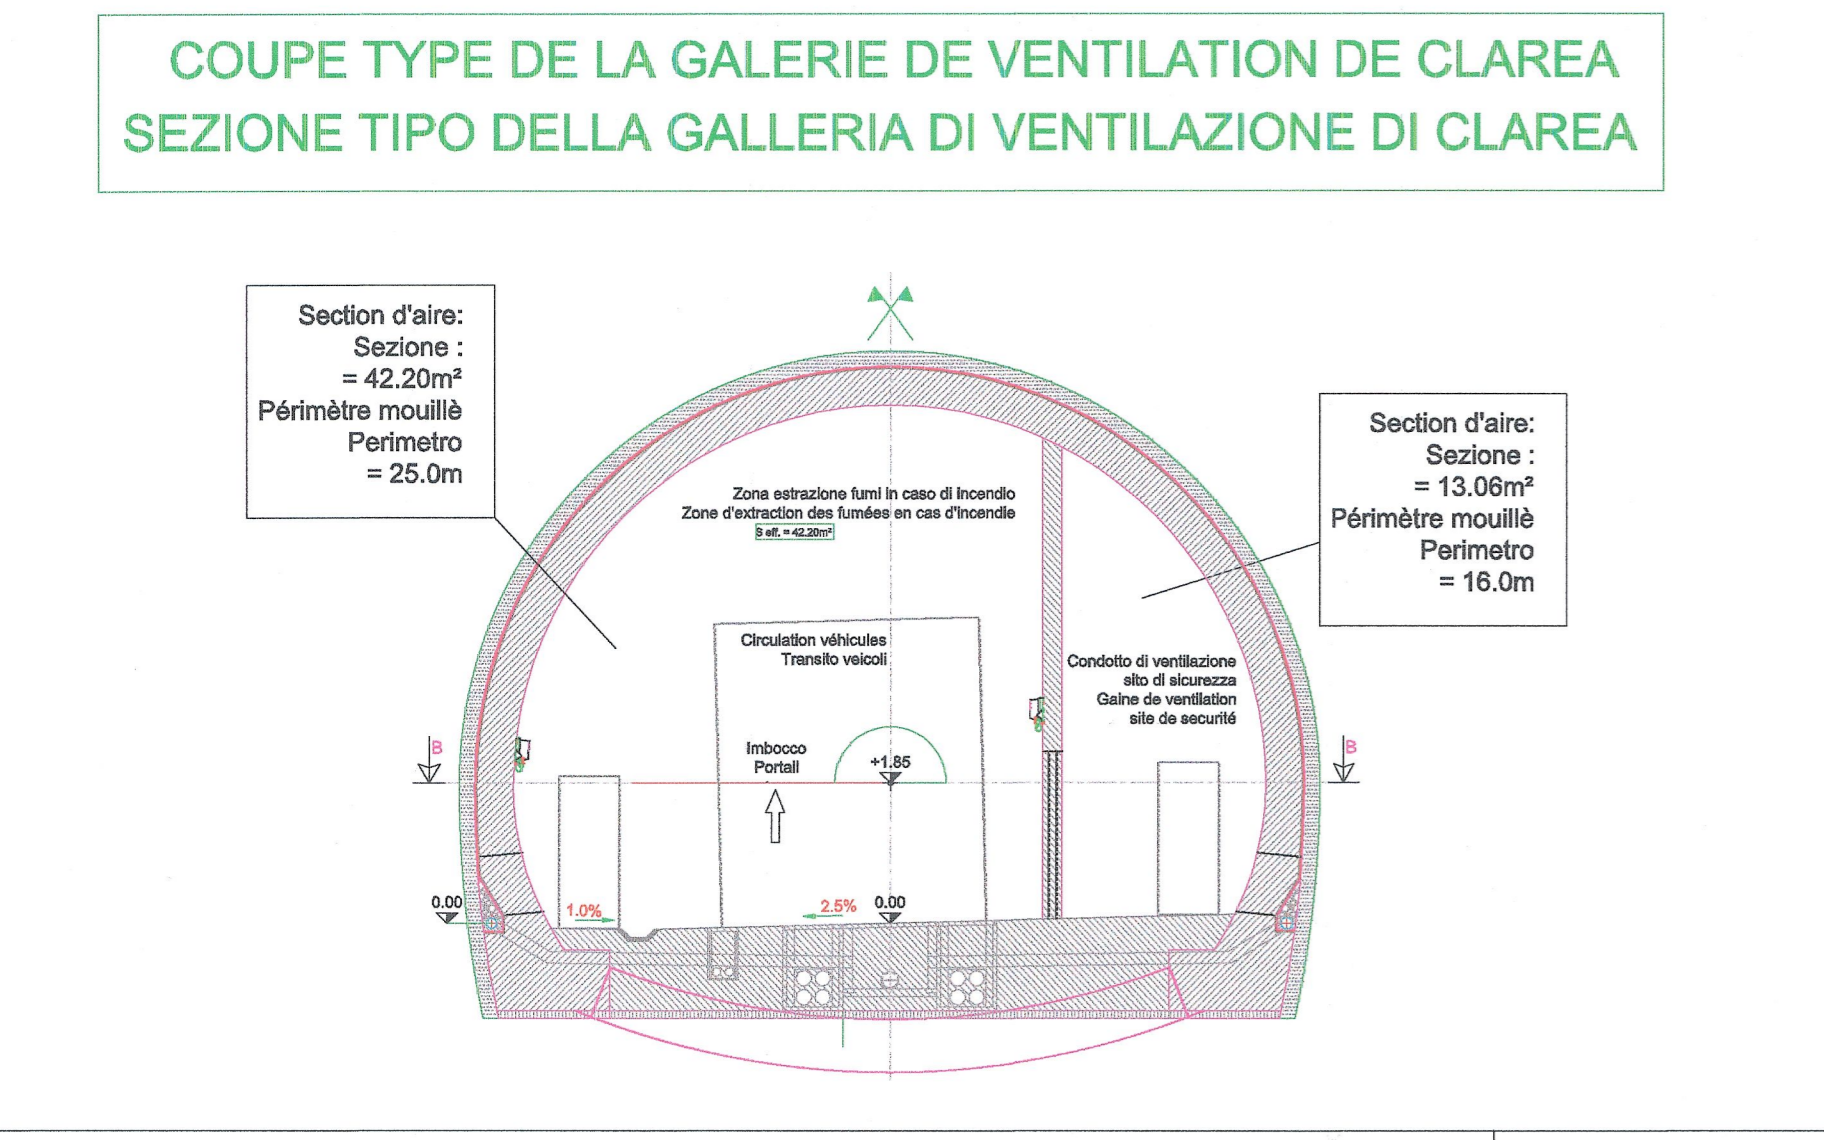

**COUPE TYPE DE LA GALERIE DE VENTILATION DE CLAREA
SEZIONE TIPO DELLA GALLERIA DI VENTILAZIONE DI CLAREA**

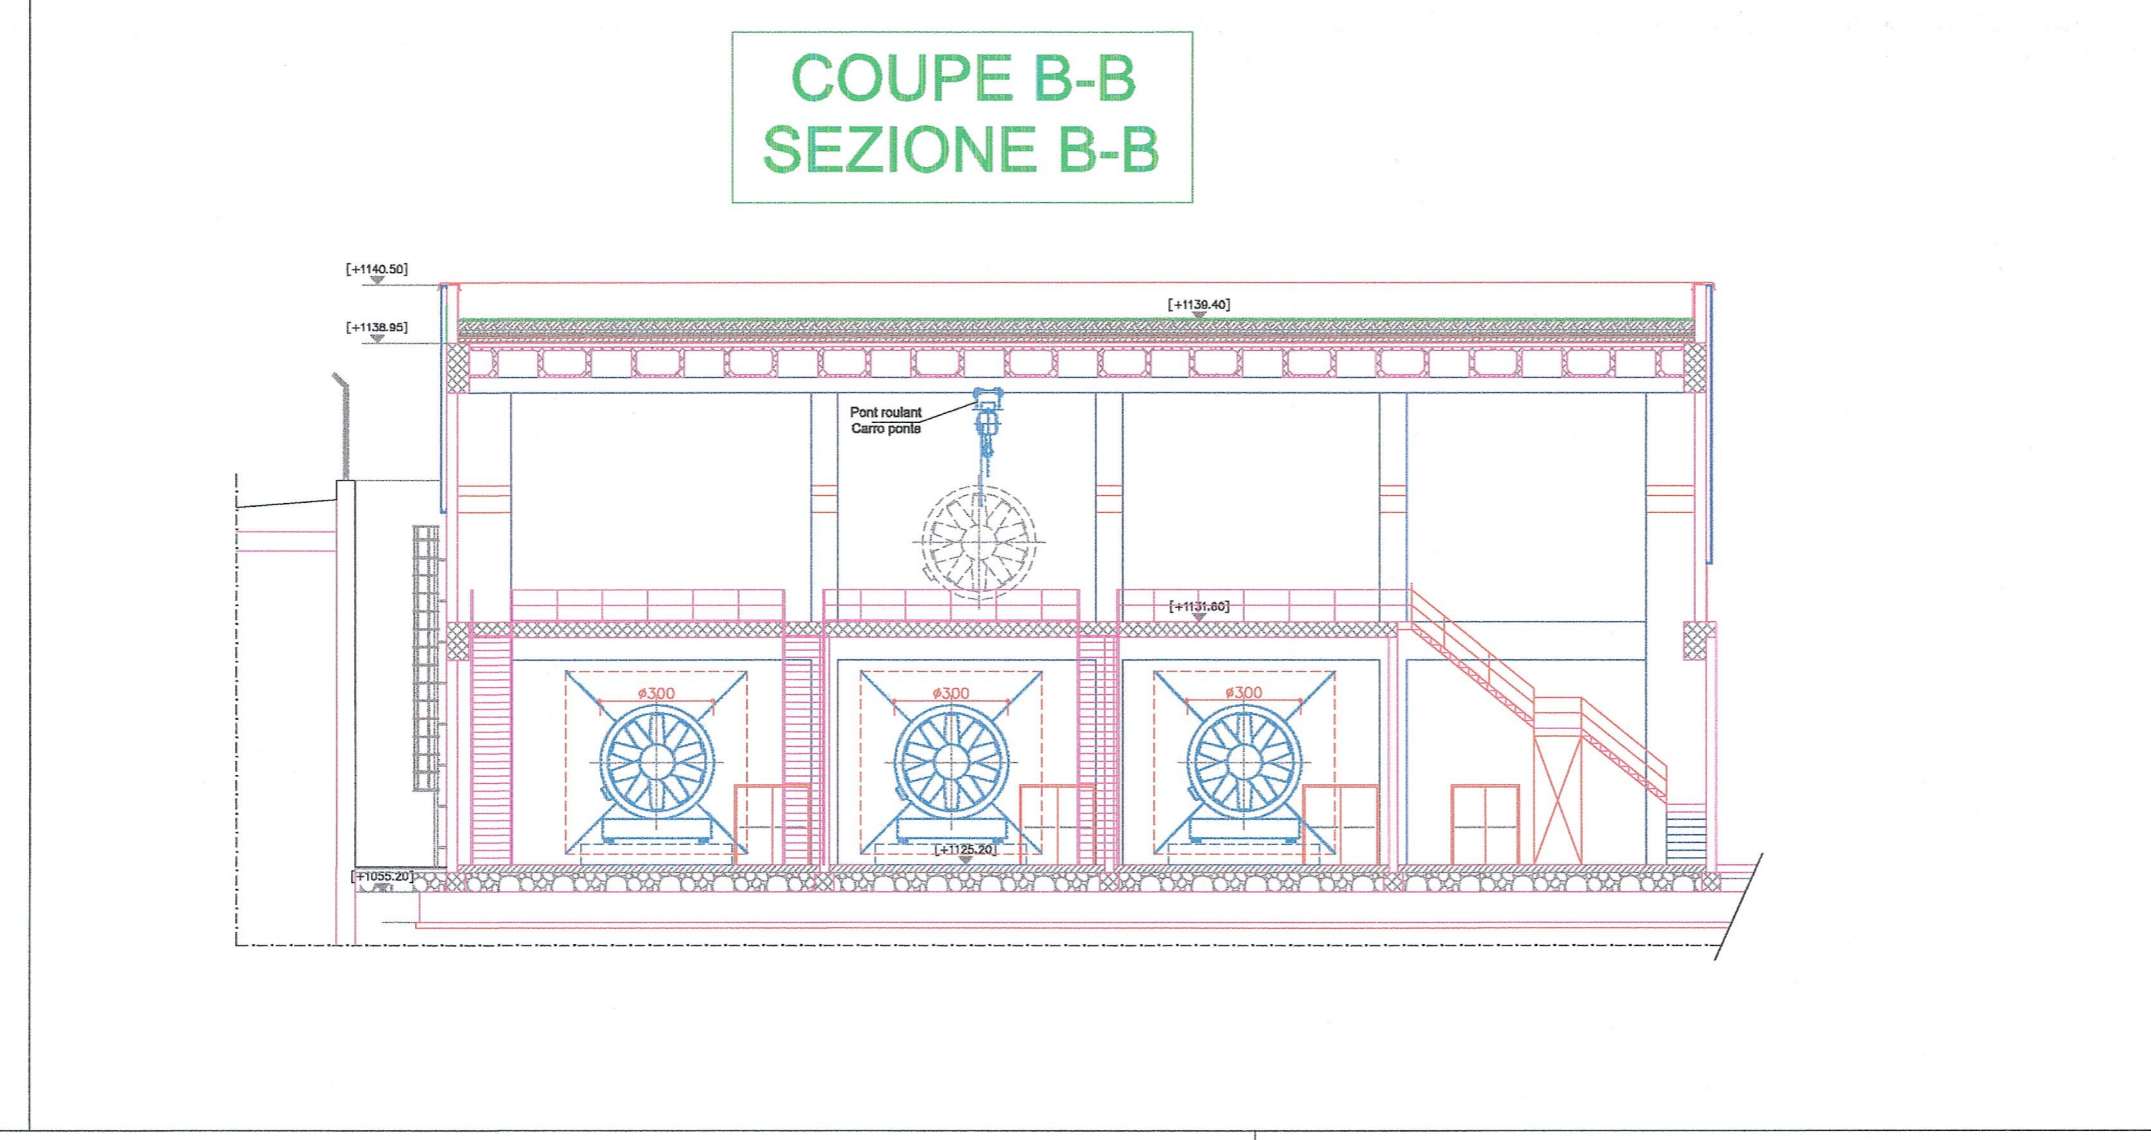

**COUPE B-B
SEZIONE B-B**