

STAZIONE DI POMPAGGIO/STATION DE POMPAGE
SUSA EST/SUSA EST
IMBOCCO EST/PORTAIL EST T0B
GPA-04



GRUPPO DI PRESSURIZZAZIONE/ GROUPE DE PRESSION
A BASSA PRESSIONE/ A BASSE PRESSION
PORTATA/CAPACITE' 120 m³/h
PREVAL. 200 m.c.a.

GRUPPO DI PRESSURIZZAZIONE/ GROUPE DE PRESSION
A ALTA PRESSIONE/ A HAUTE PRESSION
PORTATA/CAPACITE' 120 m³/h
PREVAL. 340 m.c.a.

LEGENDA TIPOLOGIA APPARECCHIATURE

GPA (000)	GRUPPO PRESSURIZZAZIONE ACQUA ANTINCENDIO - GROUPE DE POMPAGE ANTINCENDIE
PCK (001)	ELETTROPOMPA CENTRIFUGA ALTA PRESSIONE - POMPE ELECTRIQUE CENTRIFUGE HAUTE PRESSION
PCK (002)	ELETTROPOMPA CENTRIFUGA BASSA PRESSIONE - POMPE ELECTRIQUE CENTRIFUGE BASSE PRESSION
PCK (003)	POMPA DOSATRICE CON SERBATOIO DI STOCCAGGIO - POMPE DE DOSAGE
PDX (001)	ELETTROPOMPA GENERALE - POMPE ELECTRIQUE
PDX (002)	ELETTROPOMPA DI SOLLEVAMENTO - POMPE ELECTRIQUE

SEZIONE A-A
SECTION AA

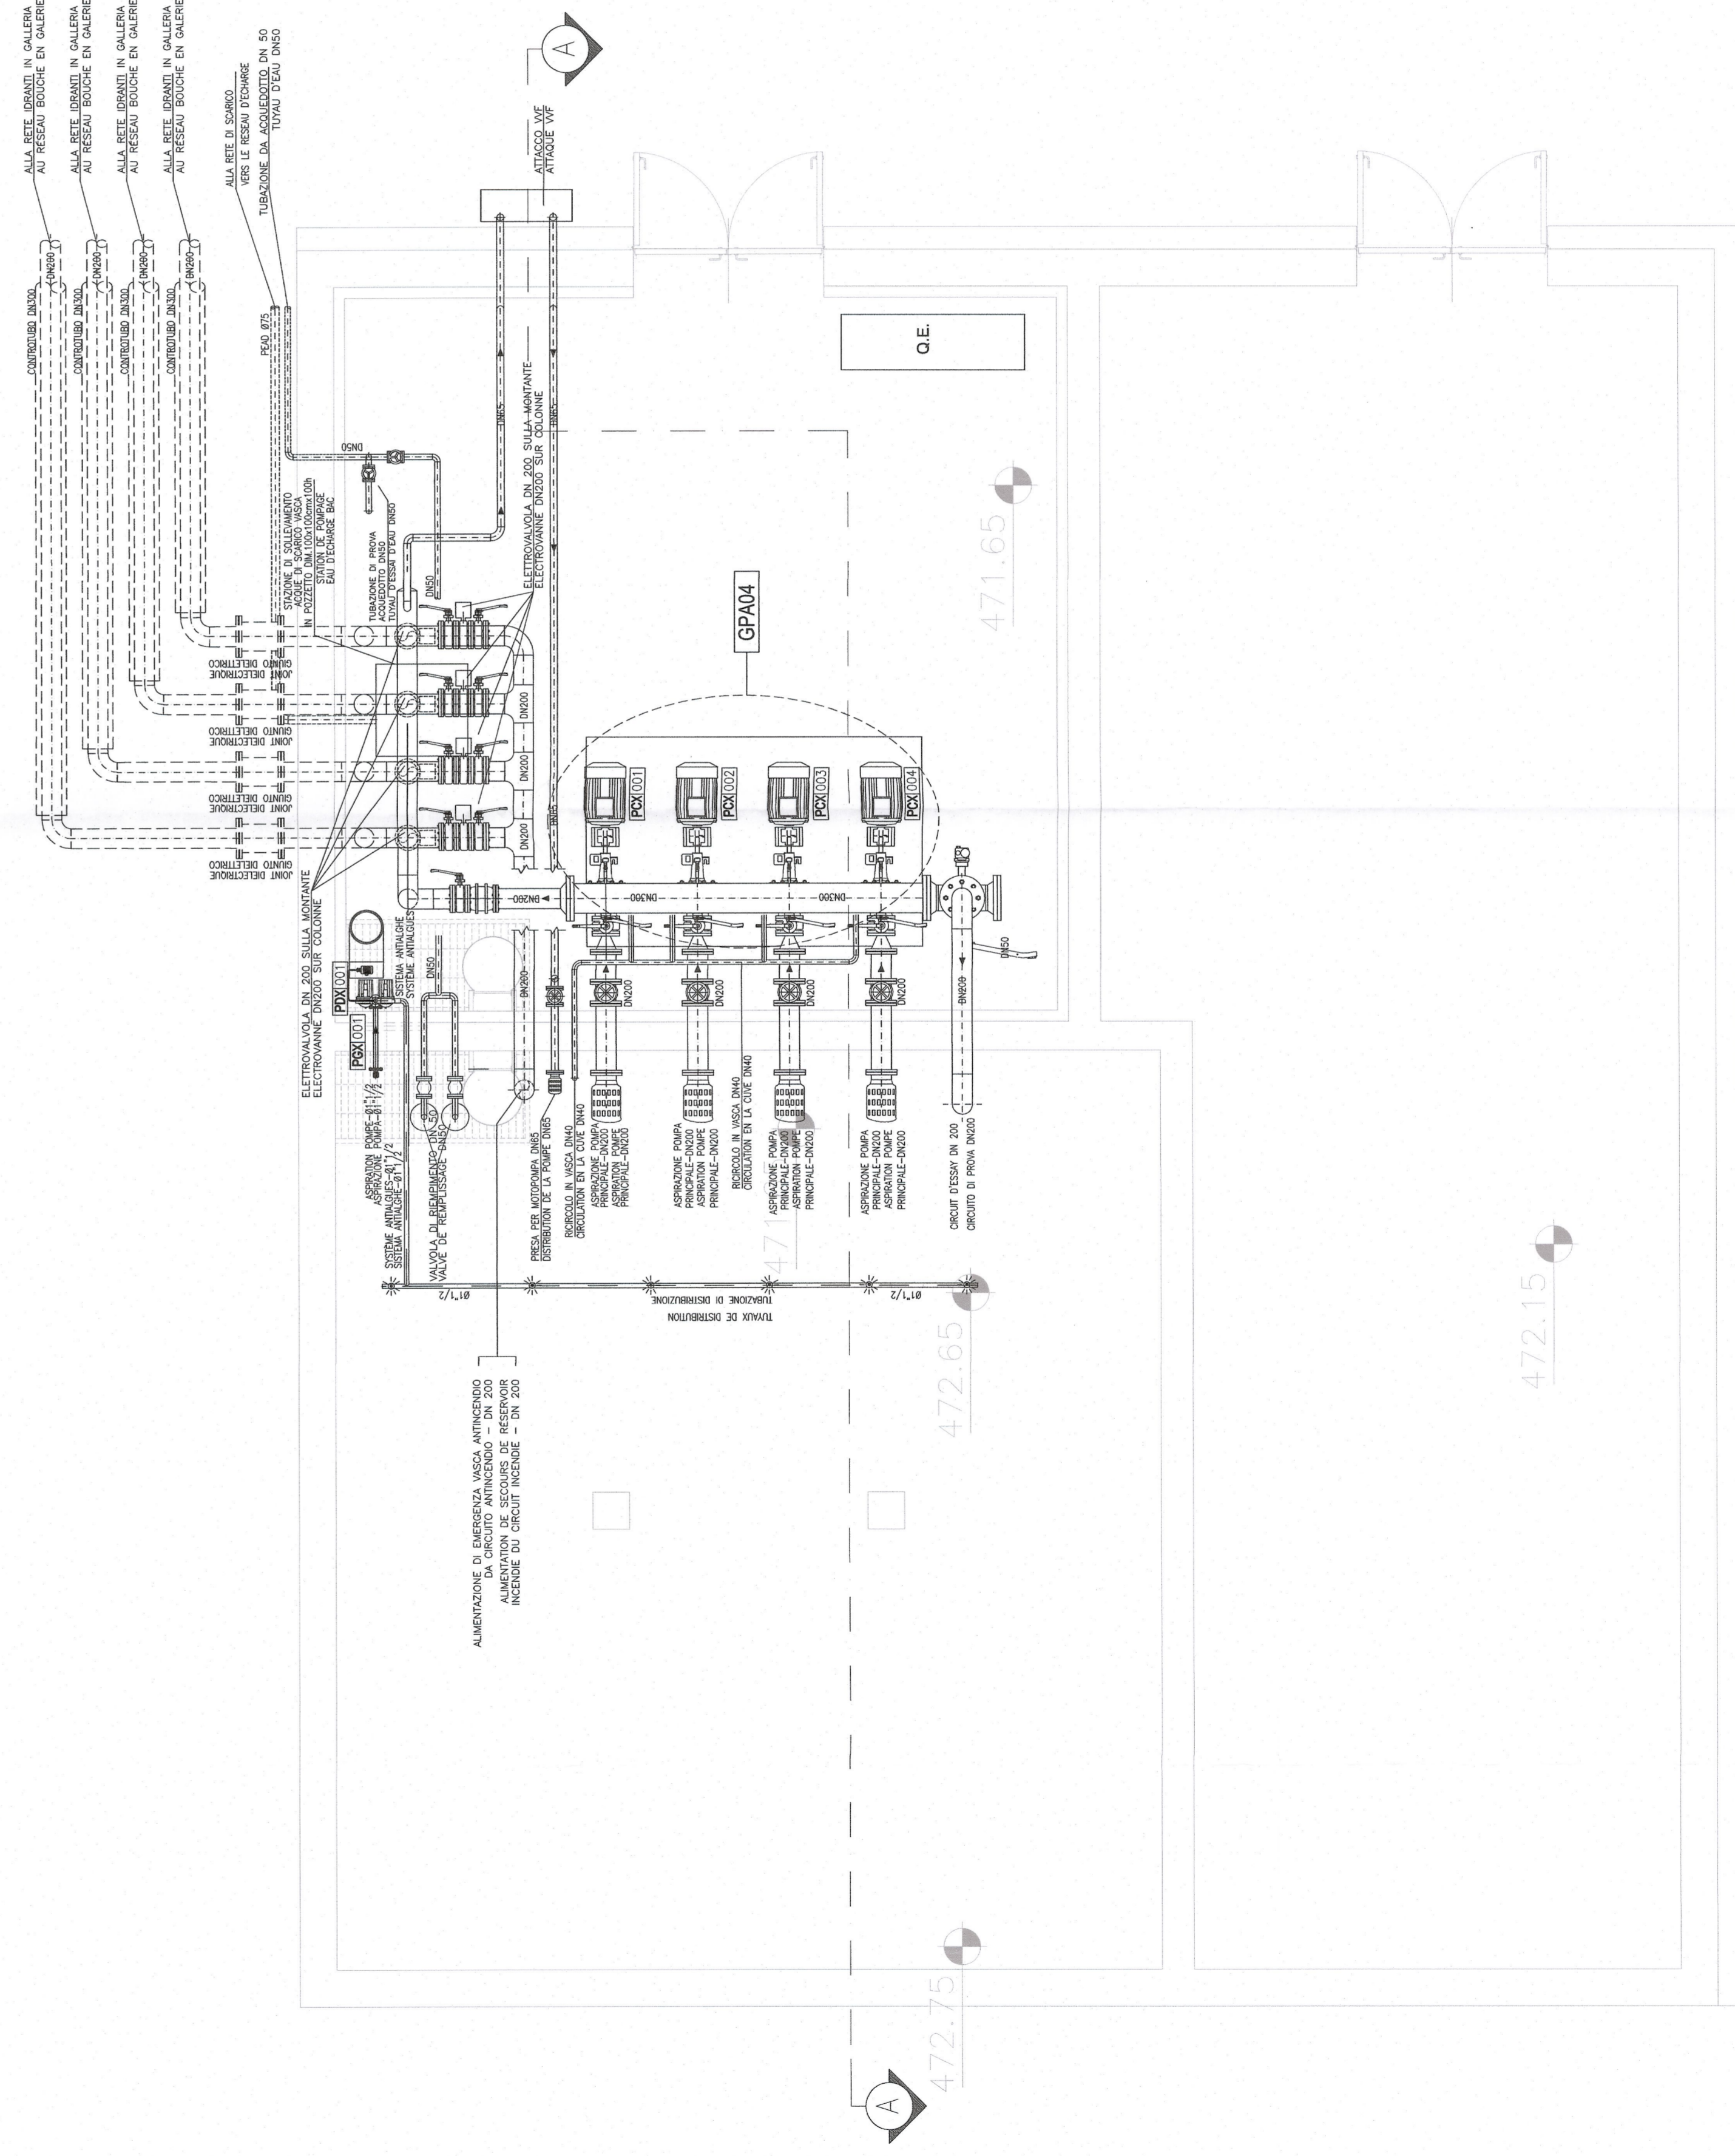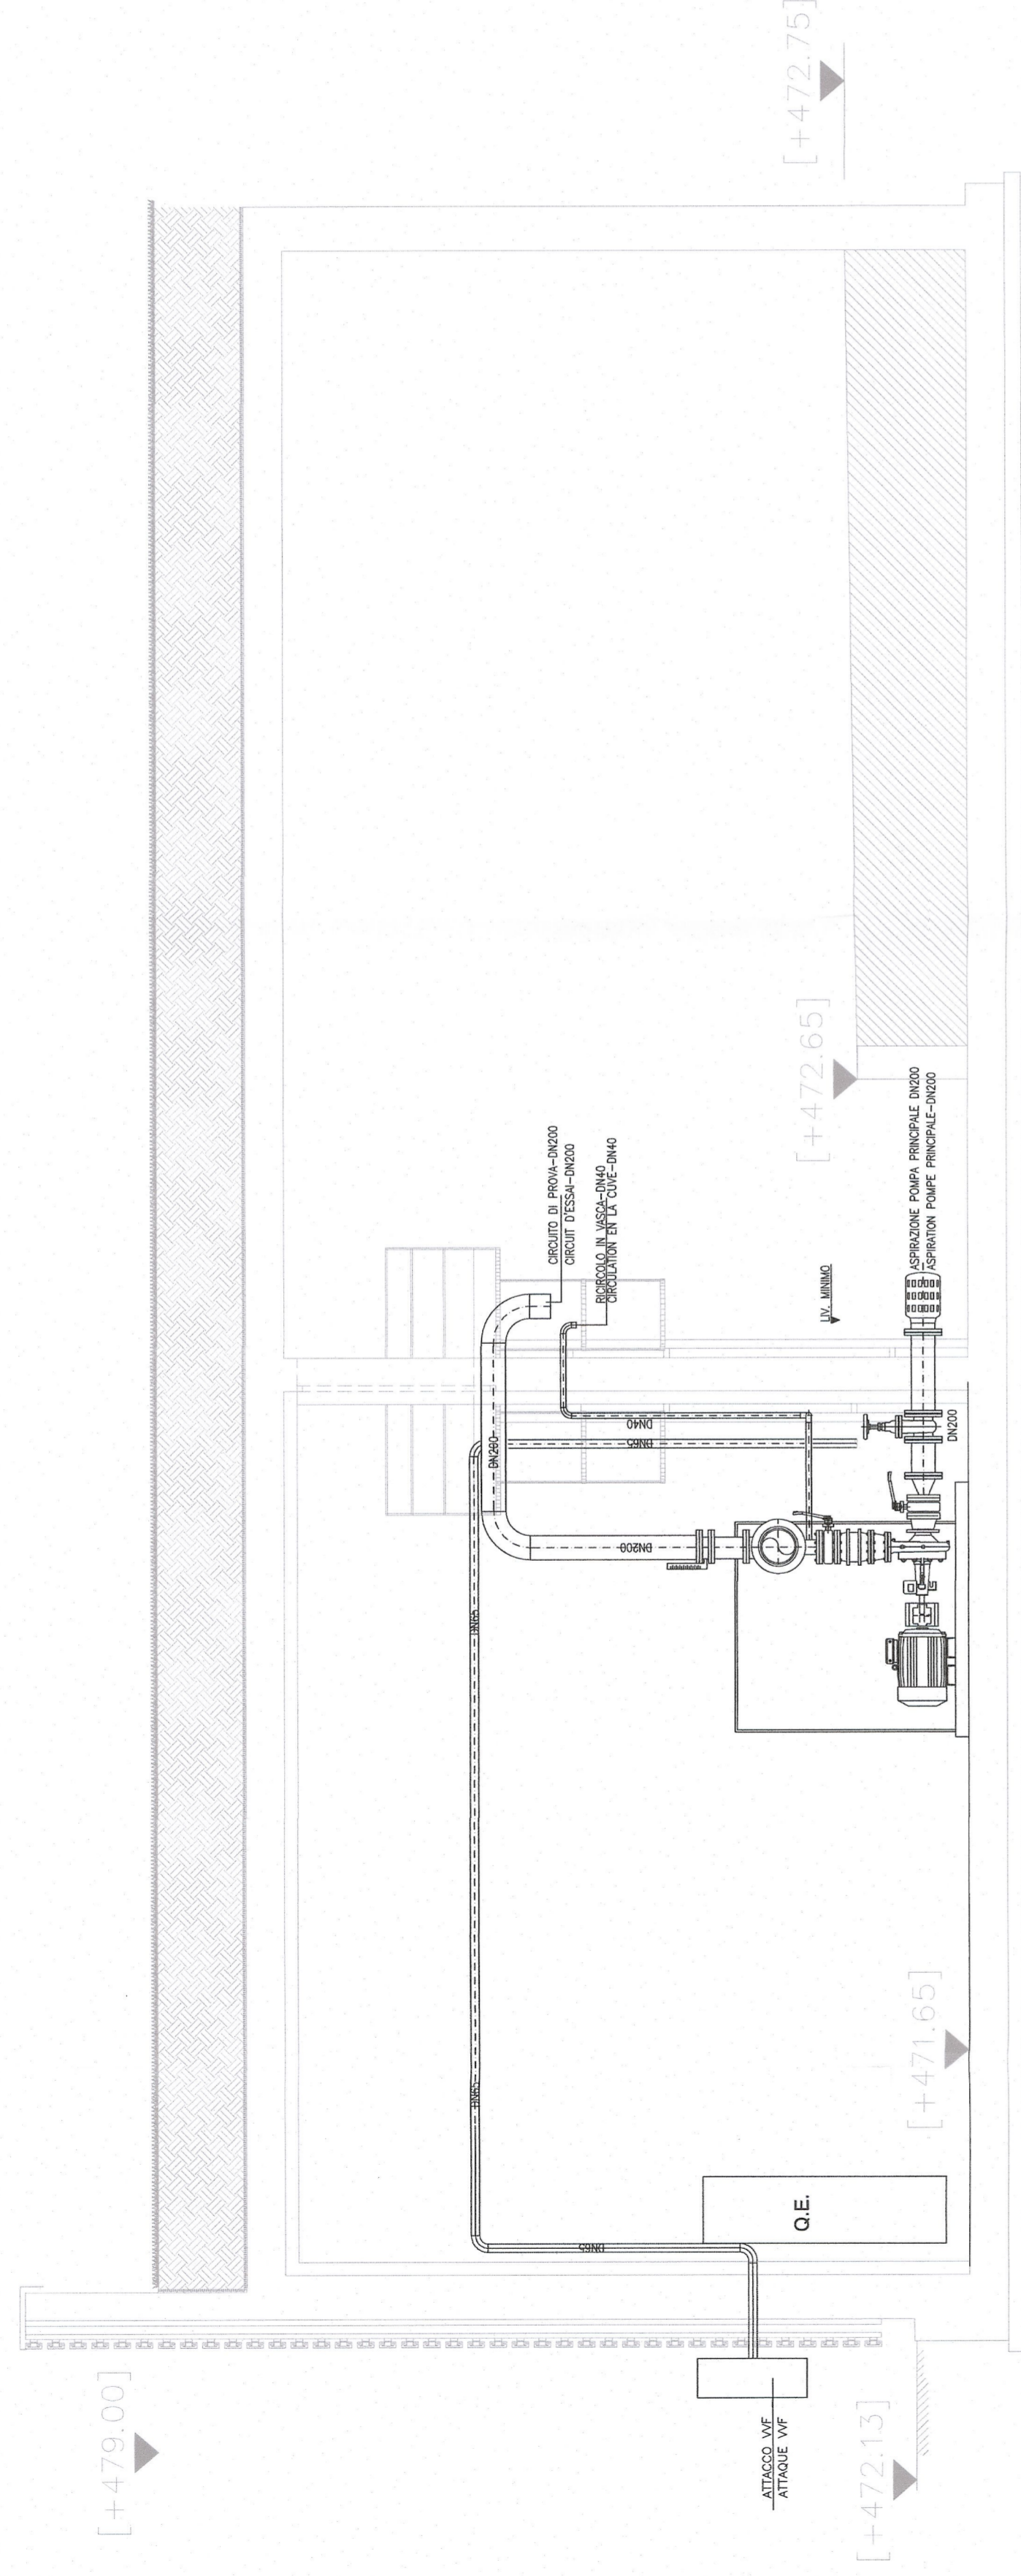

KEY-PLAN


LYONSONLYON - TURIN / COLLEGAMENTO TORINO - LIONE
Partie commune franco-italienne
Section transfrontalière

NOUVELLE LIGNE LYON TURIN - NUOVA LINEA TORINO LIONE
PARTIE COMMUNE FRANCO-ITALIENNE - PARTE COMUNE ITALO-FRANCESE
REVISIONE DE L'AVANT-PROJET DE REFERENCE - REVISIONE DEL PROGETTO DEFINITIVO
CUP C11J0500030001

EQUIPMENTS - IMPIANTI
EQUIPMENTS DE LUTTE CONTRE L'INCENDIE - IMPIANTI ANTINCENDIO
GENERALE - GENERALE
PLAINE DE SUSA - PIANA DI SUSA

RESAU A BOUCHES D'EAUX ENTREE EST SUSA - PLAN ET COUPE DE GROUPE DE POMPAGE
RETE IDRANTI IMBOCCO SUSA EST - PANTA E SEZIONE STAZIONE DI POMPAGGIO

Note	Date Date	Modifications Modifications	Emission pour verification CDB et validation C10	S. MICELI (LTF)	Etat par Contrats de	Autres par/Autres de
0	November 2012	Emission pour verification CDB et validation C10		M. PROUZE C. COMBESSE	M. PROUZE C. COMBESSE	M. PROUZE C. COMBESSE
A	06/02/2013	Emission a signification LTF, CCF		M. PROUZE C. COMBESSE	M. PROUZE C. COMBESSE	M. PROUZE C. COMBESSE

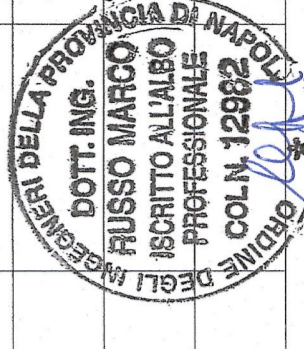

Codice	P	D	2	C	2	B	T	S	3	1	7	8	0	A	A	P	P	L	L	A	
Descr	Phase	Etat	Sign	Etat	Sign	Etat	Sign	Etat	Sign	Etat	Sign	Etat	Sign	Etat	Sign	Etat	Sign	Etat	Sign	Etat	Sign

NUMERO CED	NUMERO CED	------------	------------	
ECHELLE SCALA
1:50



LTF spa - 10121 Avana di Biadene (TO) - Tel. 011 41 72000 - Chambery Cedex (France)
LTF s.p.a. - 10121 Avana di Biadene (TO) - Tel. 011 41 72000 - Chambery Cedex (France)
RCS Chambery 438 856 852 - T.V.A. FR 03450500262
Projet/LTF - Tous droits réservés - Program/LTF - Tutti i diritti riservati

