


LEGENDA / LEGENDE

- TUBAZIONE IN ACCIAIO NERO SENZA SALDATURE UNI 10224 RIVESTITA IN POLIETILENE DN 200 INTERRATA CON CONTROTUBO DN300 IN ACCIAIO RIVESTITO CON POLIETILENE
- TUYAU EN ACIER NOIR SANS SOUDURE UNI 10224 REVETU POLYETHYLENE DN 200 SOUTERRAINES AVEC TUYAU PROTECTION DN300 EN ACIER REVETU POLYETHYLENE
- TUBAZIONE IN ACCIAIO NERO SENZA SALDATURE UNI 10224 RIVESTITA IN POLIETILENE DN 200 POSATA IN CANALETTA A PAVIMENTO EI 120, COMPLETA DI RIVESTIMENTO IN LANA MINERALE SP. 20 cm
- TUYAU EN ACIER NOIR SANS SOUDURE UNI 10224 REVETU POLYETHYLENE DN 200 POSE EN EN FOND DE LA GAINE EI 120, COMPLET AVEC COUVERTURE EN LAINE MINERALE SP. 20 cm

NOTE / NOTE

- LE TUBAZIONI INSTALLATE ESTERNAMENTE E NEI PRIMI 500 METRI DI GALLERIA SARANNO PROTETTE DAL CONGELAMENTO CON IL CAVO SCALDANTE.
- IL PASSO TRA GLI IDRANTI ALL'INTERNO DEL TUNNEL DI INTERCONNEXIONE E' DI 111 m.
- TUYAU INSTALLE A L'EXTERIEUR ET LES PRIMES 500 METRES DE GALERIE ETRE PROTEGE DU GEL AVEC CABLE CHAUFFANT.
- LE PASSAGE ENTRE LA HYDRANT DANS LE TUNNEL D'INTERCONNEXION ET '111 m.

KEY-PLAN

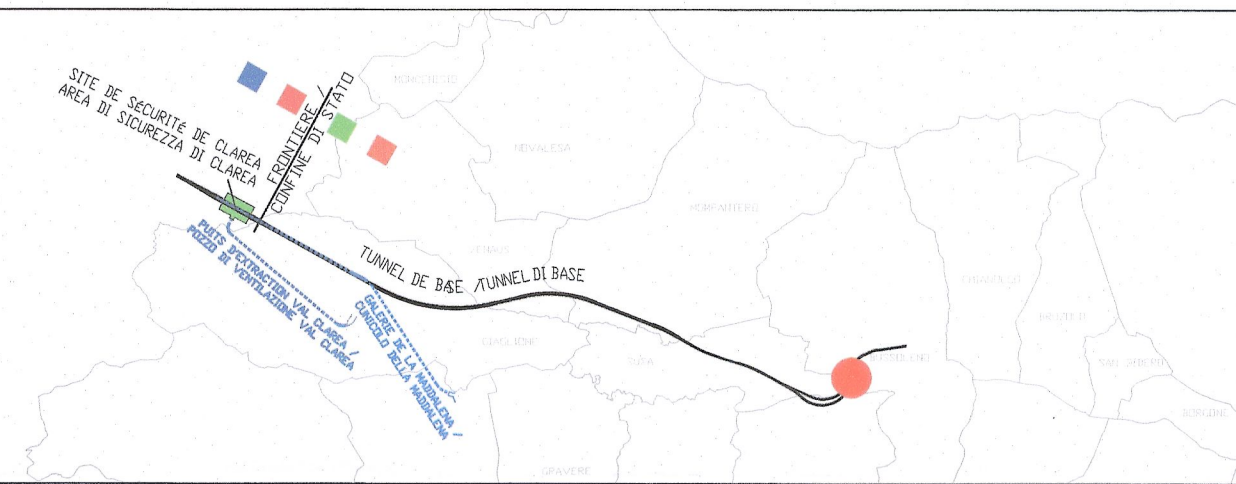

LIASON LYON - TURIN / COLLEGAMENTO TORINO - LIONE  
 Partie commune franco-italienne / Section transfrontalière  
 Parte comune italo-francese / Sezione transfrontaliera

NOUVELLE LIGNE LYON TURIN - NUOVA LINEA TORINO LIONE  
 PARTIE COMMUNE FRANCO-ITALIENNE - PARTE COMUNE ITALO-FRANCESE  
 REVISION DE L'AVANT-PROJET DE REFERENCE - REVISIONE DEL PROGETTO DEFINITIVO  
 CUP C11J0500030001  
 EQUIPMENTS - IMPIANTI  
 EQUIPMENTS DE LUTTE CONTRE L'INCENDIE - IMPIANTI ANTINCENDIO  
 GENERALE - GENERALE  
 TUNNELS D'INTERCONNEXION SUSA-BUSSOLENO  
 GALLERIA DI INTERCONNEXIONE SUSA-BUSSOLENO

RESAU A BOUCHES D'EAUX ENTREE EST TUNNELS D'INTERCONNEXION - PLAN D'IMPLANTATION  
 RETE IDRANTI IMBOCCO EST TUNNEL DI INTERCONNEXIONE - LAYOUT D'INSTALLAZIONE

Indice	Date / Data	Modifications / Modifiche	Etabli par / Concepito da	Verifié par / Contrôlé da	Autorisé par / Autorizzato da
D	Novembre 2012	Emission pour verification C2B et validation C3.0 Emissione per verifica C2B e validazione C3.0	S. MICELI (ITF)	M. PINGOUE C. OGNIENNE	M. FORESTA M. PANTALEO
A	08/02/2013	Emission a seguito commenti LTF e CCF	S. MICELI (ITF)	M. PINGOUE C. OGNIENNE	M. FORESTA M. PANTALEO

Code Doc	P	D	2	C	2	B	T	S	3	1	8	0	2	A	A	P	P	L	A
	Phase / Fase		Stipé etude / Stipé			Emetteur / Emittente			Numero					Indice	Statut / Stato				Type / Tipo

INDRIZZO GED / ADRASSE GED: C2B // // 60 00 65 30 02  
 ECHELLE / SCALA: 1:200

