




Tunnel dell'interconnessione / Tunnel de l'interconnexion  
 Sezione tipo / Coupe type  
 Scala 1:50 in A1 (1:100 in A3) / Echelle 1:50 en A1 (1:100 en A3)

SEZIONE TIPO CORRENTE IN RETTIFILLO (SEZ. TIPO A)  
 COUPE TYPE COURANTE EN ALIGNEMENT (COUPE TYPE A)

BP → 25 kV da 0-096 a 0+005 (A)

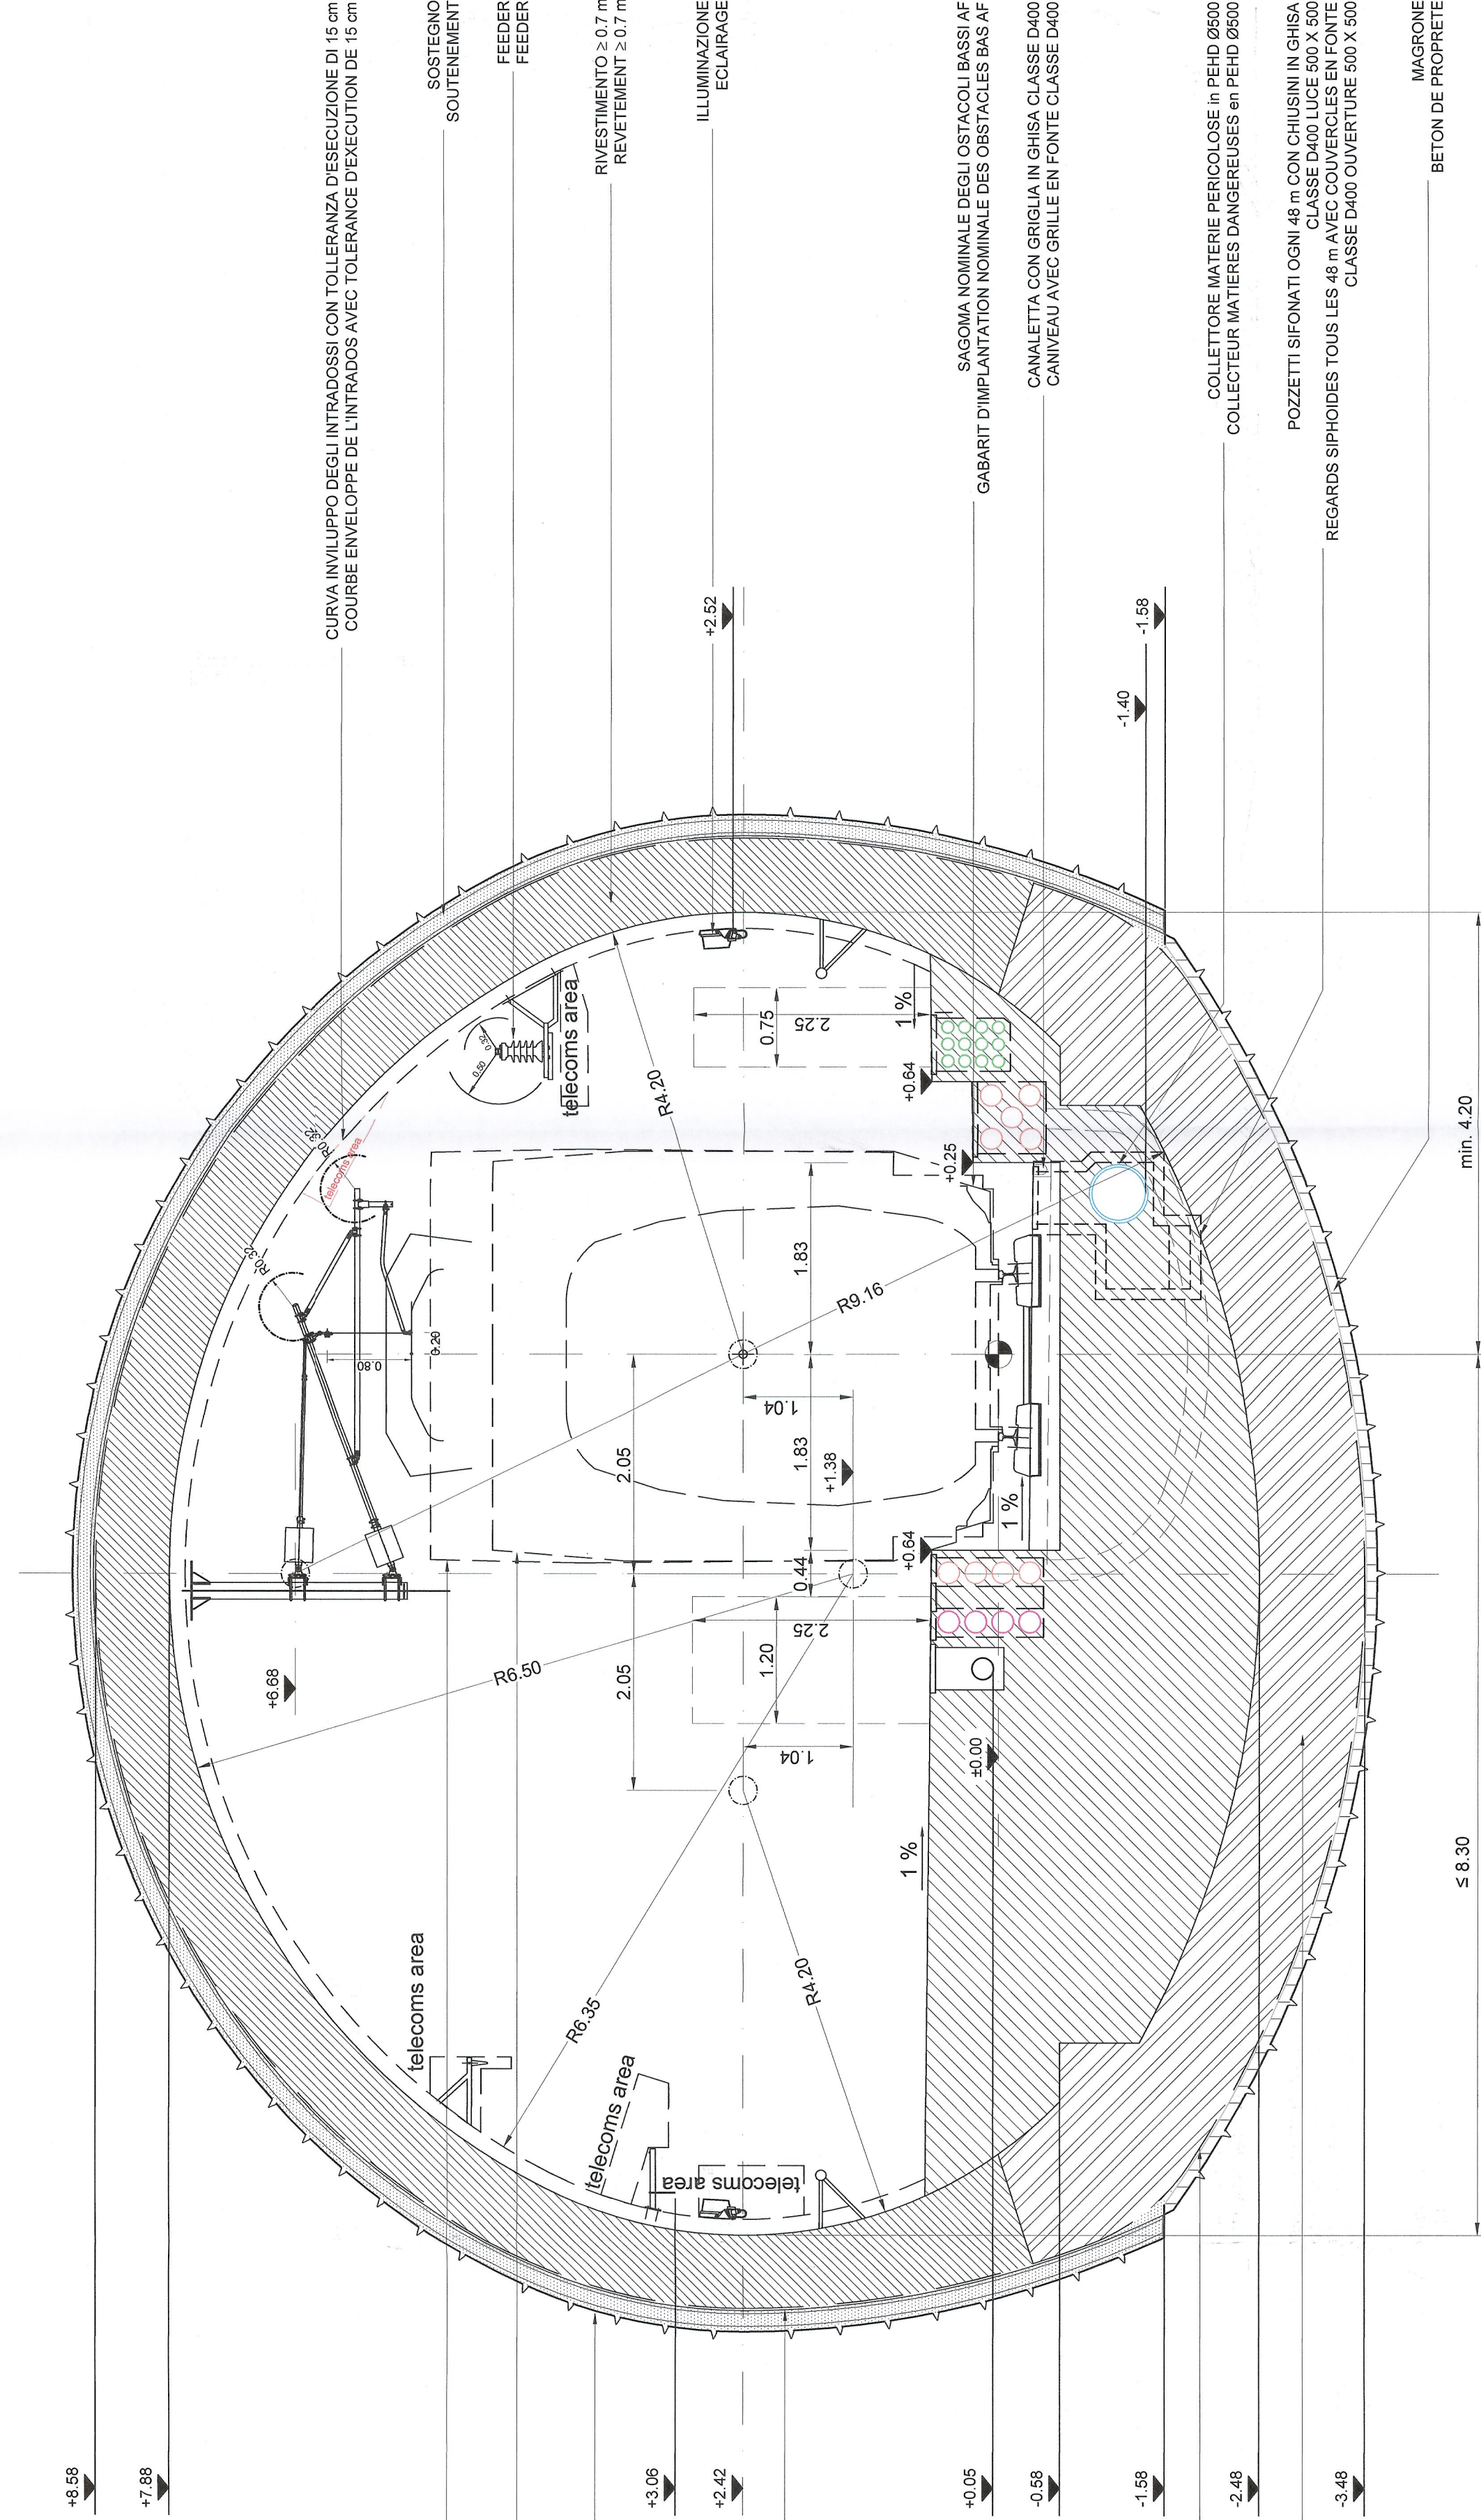

INT BP

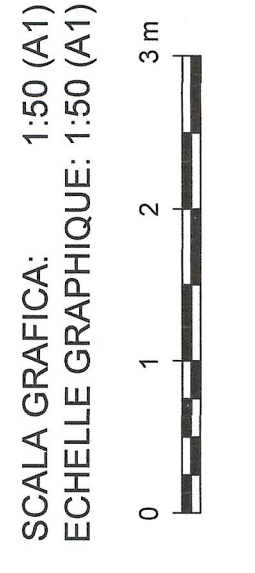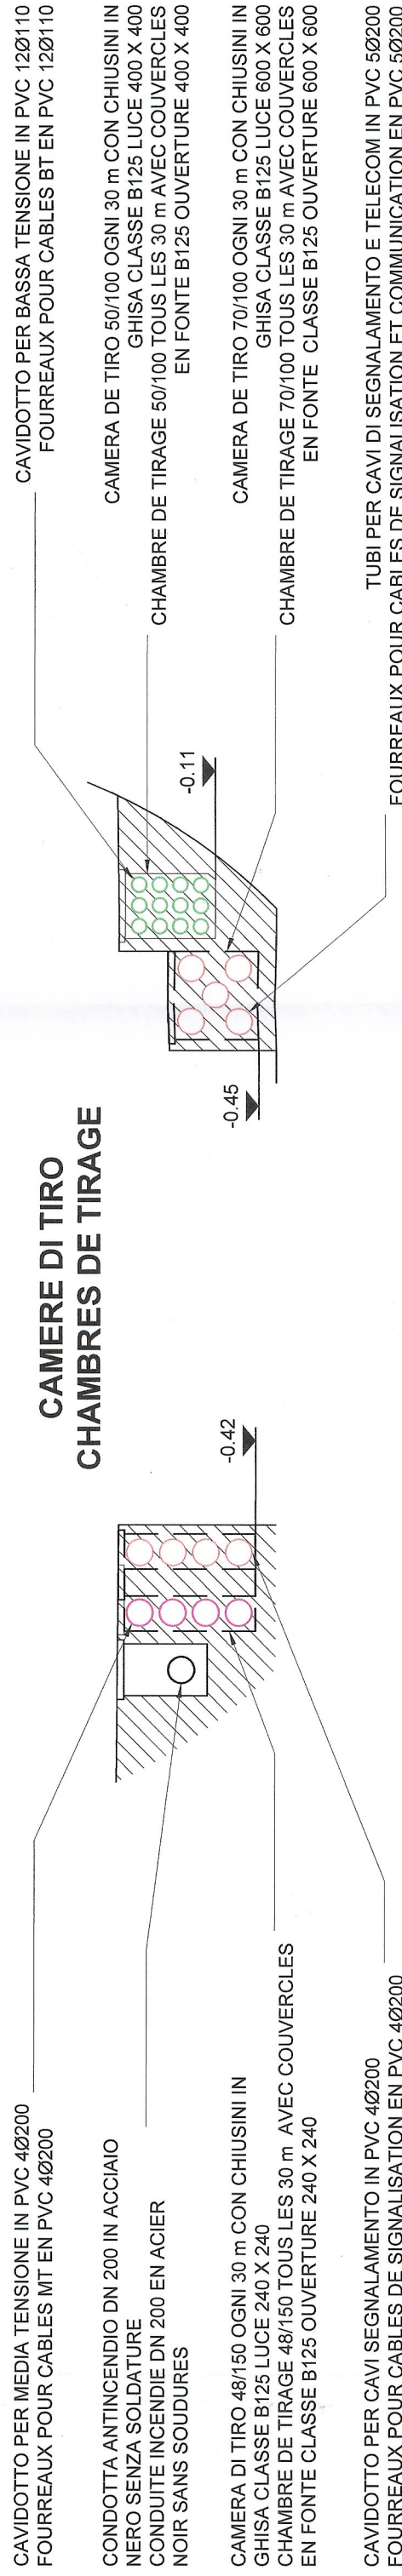

**NOTA / NOTE:**

GLI IMPIANTI SONO RAPPRESENTATI A TITOLO INDICATIVO. FARE RIFERIMENTO AL DISEGNO IMPIANTISTICO. SOLO LA RETE ANTINCENDIO EDI DRENAGGI SONO RAPPRESENTATI IN QUESTO DISEGNO.  
 REFERIRSI ANCHE ALLA TAVOLA PD2-C3A-TS3-0402  
 LES EQUIPEMENTS SONT DONNES A TITRE INDICATIF. SE REFERER AU PLAN EQUIPEMENT. SEULS LES RESEAUX HUMIDES SONT REPRESENTES SUR CE PLAN.  
 SE REFERER AUSSI AU PLAN PD2-C3A-TS3-0402

**TOLLERANZE:**

ASSE : 1 cm  
 POSIZIONE DEI PARAMENTI : 3 cm  
 LIVELLO DELLA PLATEA : 3 cm

**TOLLERANZE:**

AXE DE LOUVRAGE : 1 cm  
 POSITION DES PARÈMENTS : 3 cm  
 NIVEAU DES MÔDIÈR : 3 cm

**RELAZIONE DI RIFERIMENTO / RAPPORT DE REFERENCE:** PD2-C3A-TS3-0400, 2274, 0435

**LIAISON LYON - TURIN / COLLEGAMENTO TORINO - LIONE**  
 Parte commune franco-italienne  
 Sezione transfrontaliera

NOUVELLE LIGNE LYON TURIN - NUOVA LINEA TORINO LIONE  
 PARTIE COMMUNE FRANCO-ITALIENNE - PARTE COMUNE ITALO-FRANCESE

REVISION DE L'AVANT-PROJET DE REFERENCE - REVISIONE DEL PROGETTO DEFINITIVO  
 CUP C11J05000030001

GENIE CIVIL / OPERE CIVILI  
 TUNNELS D'INTERCONNEXION SUSA-BUSSOLENO -  
 TUNNEL DI INTERCONNESSIONE SUSA-BUSSOLENO  
 GENERALITES - ELABORATI GENERALI  
 GEOMETRIA - GEOMETRIA

COUPE TYPE DESCRIPTIVE AVEC INSTALLATIONS EN ALIGNEMENT AVEC  
 25 kV, (SECT. A) EXCAVATION TRADITIONNELLE  
 SEZIONE TIPO DESCRITTIVA CON IMPIANTI 25 kV, (SEZ. A) IN RETTIFILLO,  
 SCAVO TRADIZIONALE

Mod.	Data / Date	Modificazioni / Modifications	Elaborato per / Elaborated by	Verificato / Checked by	Autore / Author
0	09/11/2012	Primo iter di progetto / First iteration	A. MIGNANI (AMB)	M. RUSSO	L. CHANTRON
A	08/02/2013	Revisione alla luce dei commenti LTF / Revision in light of comments LTF	A. MIGNANI (AMB)	C. COBBIONE	M. PANTALEO



Code Doc	Phase / Fase	CA	II	III	IV	V	VI	VII	VIII	IX	X	XI	XII	Number	Author / Autore	Type / Tipo			
P	D	2	C	3	A	T	T	S	3	4	7	3	4	A	A	P	P	L	A

NUMERO CDS / ADDRESS CDS

NUMERO CDD / ADDRESS CDD

CA II III IV V VI VII VIII IX X XI XII

00 10 40 05

ECHELLE / SCALE 1:50



LTF sas - 1001 Avenue de la Bourse, BP 90011 - F-72000 CHAMBERY CEDEX 5 (France)  
 Tel.: +33 (0) 4 79 08 56 50 - Fax: +33 (0) 4 79 08 56 75  
 PCS Chambery 03 056 955 - TVA: FR 0340505050  
 Propriété L.T.F. Tous droits réservés - Propriété L.T.F. Tutti i diritti riservati