



INTERVENTI PREVISTI IN FASE 2

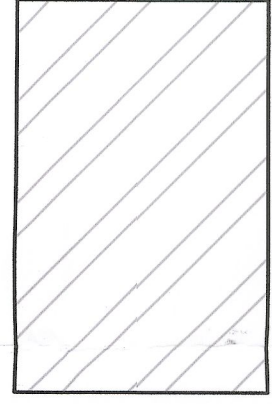

PLANIMETRIA GENERALE - PIANTA PIANO TERRA

sez. B

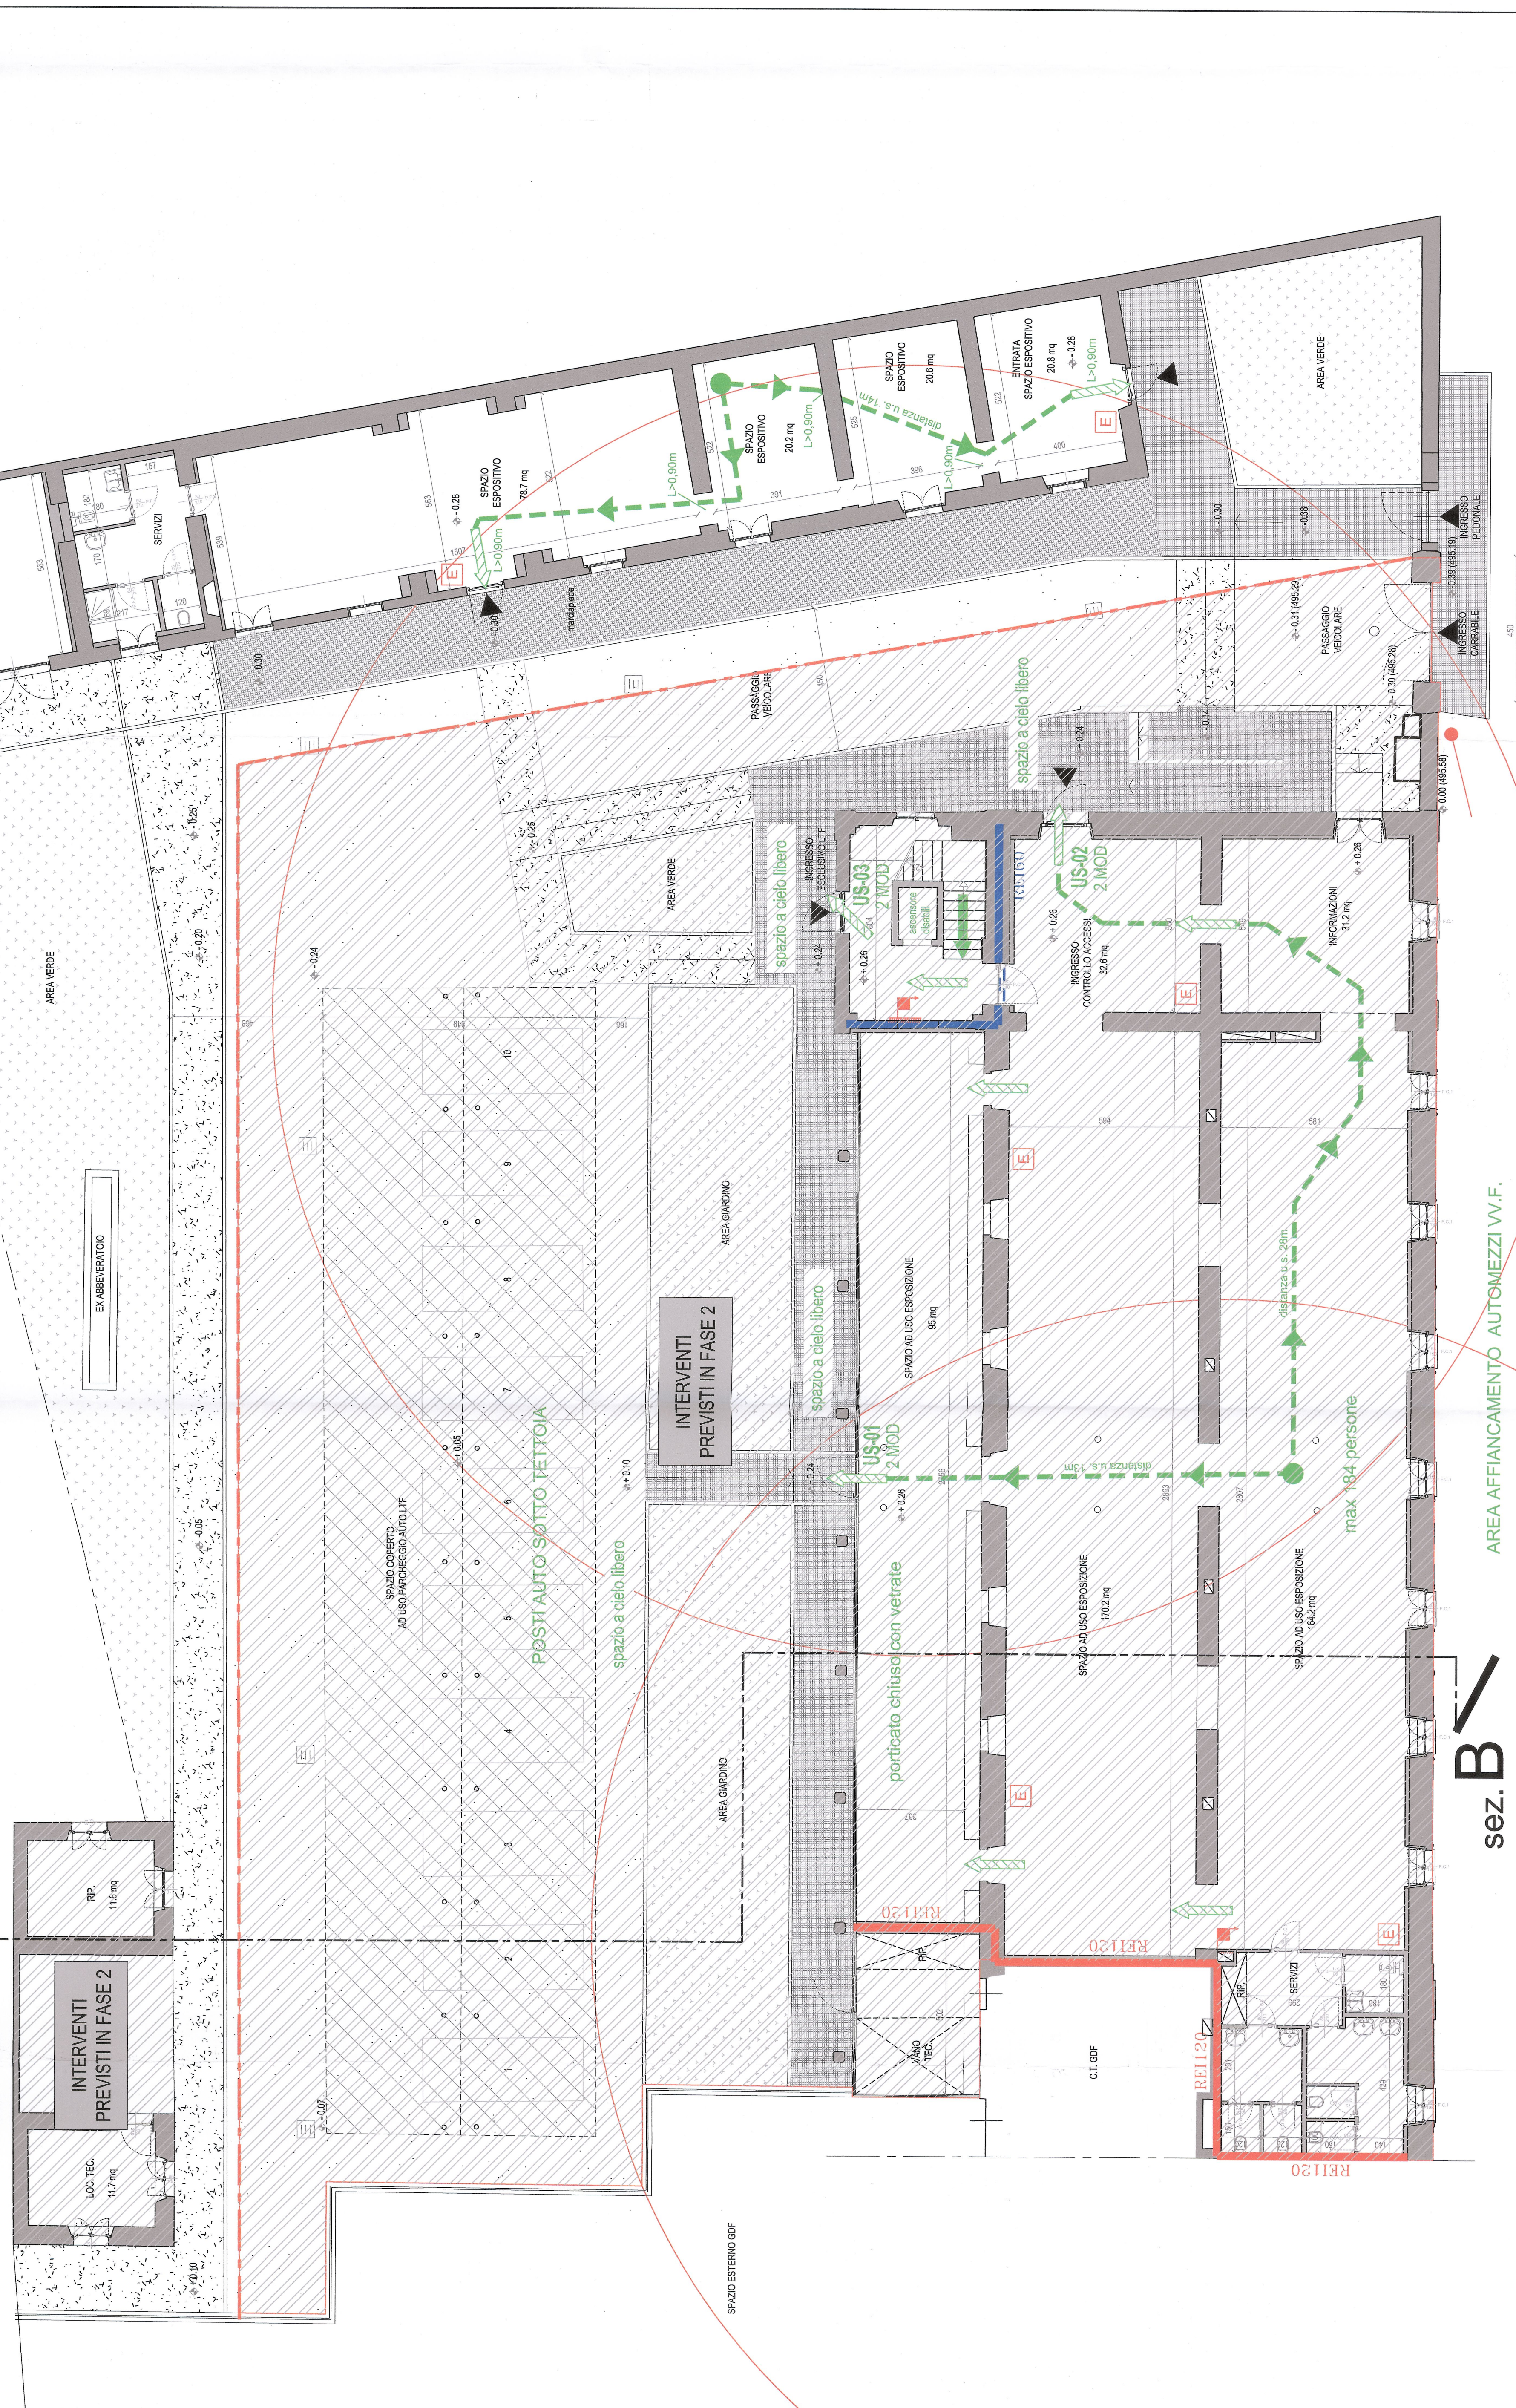

AREA AFFIANCAMENTO AUTOMEZZI V.V.F.

sez. B

SEGNALI GRAFICI
al sensi del D.M. del 30/09/1985

	Elemento costruttivo resistente al fuoco		Impianto automatico di rivelazione fumi caldi
	Porta resistente al fuoco		Impianto automatico di rivelazione fiamma sensico
	Uscite di sicurezza		Impianto automatico di rivelazione termica elettrotermico
	Percorsi di esodo:		Impianto automatico di rivelazione gas
	veicoli (auto, motocicli, vespa, elicotto)		Impianto automatico di rivelazione scaldio di carbonio
	spazio calmo		Impianto automatico di rivelazione scaldio fiammabili
	percorsi di fuga		Cerchiate rivelazioni incendi pulsanti manuali di segnalazione allarmante
	Indicazione via di fuga con lampade autonome e programmi integrati.		Segnalazione scatta lampina
	illuminazione di sicurezza		segnalazione scatta lampina
	Estintore portatile		segnalazione scatta lampina
	Estintore portatile a bobina di carbonio		segnalazione scatta lampina
	CO2		segnalazione scatta lampina
	Filtra a prova di fumo con ventilazione naturale		segnalazione scatta lampina
	Filtra a prova di fumo in sovrapposizione		segnalazione scatta lampina
	Apertura di sezione		segnalazione scatta lampina
	Superficie di aerazione sovrapposti		segnalazione scatta lampina
	Spazio a cielo libero		segnalazione scatta lampina
	Spazio a cielo libero		segnalazione scatta lampina

MAISON LYON - TURIN / COLLEGAMENTO TORINO - LIONE
Parte comune franco-italienne
Section transfrontalière

NOUVELLE LIGNE LYON - LIONE
PARTIE COMMUNE FRANCO-ITALIENNE - PARTIE COMMUNE ITALO-FRANCAISE
REVISION DE L'AVANT PROJET DE REFERENCE - REVISIONE DEL PROGETTO DEFINITIVO
CUP: J11J0500030001

OTTEMPERANZA ALLE PRESCRIZIONI DELLA DELIBERA CIPE 57/2011
Prescrizione n. 196
Infopoint Caserma Clemente Henry - Susa
PROGETTO DEFINITIVO
Generale

Fase 1 - Prevenzione incendi. Planta piano terra

Descrizione	Quantità	Prezzi unitari (€)	Prezzi totali (€)	Unità di misura
...

PROGETTO	REVISIONE	NUMERO	DATA
P	1	0	1
D	1	1	2
H	1	1	1
E	1	1	1
N	1	1	1
G	1	1	1
I	1	1	1
A	1	1	1
0	1	1	1
1	1	1	1
2	1	1	1
B	1	1	1
A	1	1	1
P	1	1	1
L	1	1	1
L	1	1	1

INVERSO 669 6691 // 01 97 01 30 03
AUTOREGISTRATO

SCALA 1:100