

LEGENDA

	Quadro elettrico
	Armadio fioca per cabloggio strutturato
	Condotta metallica 20x40x3mm
	Condotta in PE HD a doppio parete, conuglio esternamente, interno liscio, direttamente interrato
	Condotta in PE HD a doppio parete, conuglio esternamente, interno liscio, direttamente interrato per linee dati
	Tavola e pavimento in/lati composta da: - n. 1 presa basso 10/16-230V (P1/P17) - n. 2 presa tipo standard 230V (P1/P17/P30) - n. 2 presa tipo RJ45
	Centrale per sistema antincendio con 8 linee separate a 32 pericoli in 8 zone e programmabili (con rete estesa, sistema, sistema ibrido) e uscita espandibile a 16 e programmabili. Sezione di max. 8 tastiere, 16 insiemi, 32 canali e 3 schede espansioni
	Telecamera SDI FULL HD Day&Night installata con kit intervideo, P 66
	Telecamera Midrange omnidirezionale SDI FULL HD Day&Night
	Rivelatore volumetrico a doppia tecnologia (infrarossa e infrarossa) con modulo Doppier e sistema anti-falsi
	Sirena antincendio, sonda APD/PC, sonda max. 120m, sonda max. 120m, sonda max. 120m, sonda max. 120m
	Contatore di allarme (200m) con kit di alimentazione ed autoalimentazione. Montaggio a parete o su pavimento. Portata max. 60m
	Postazione interno per videosorveglianza
	Sirena antincendio da esterno completa di riflettore ottico per allarme incendio antincendio
	Centrale di rivelazione fumi fino a 10 loop
	Rivelatore analogico di fumo puntiforme ottico ad indirizzo singolo per installazione in controsoffitti, con ripetitore ottico
	Rivelatore analogico di fumo puntiforme ottico ad indirizzo singolo per installazione in controsoffitti, con ripetitore ottico
	Rivelatore analogico di fumo puntiforme ottico ad indirizzo singolo per installazione in controsoffitti, con ripetitore ottico
	Pulsante di allarme incendio ad indirizzo singolo, in contenitore con vetro frangibile, grado di protezione minimo IP54
	Allarme incendio ottico e acustico
	Postazione interna impianto videodidattico

LIAISON LYON - TURIN / COLLEGAMENTO TORINO - LIONE

Partie commune franco-italienne
Section transfrontalière

NOUVELLE LIGNE LYON TURIN - NUOVA LINEA TORINO LIONE
PARTIE COMMUNE FRANCO - ITALIENNE - PARTE COMUNE ITALO - FRANCESE
REVISION DE L'AVANT PROJET DE REFERENCE - REVISIONE DEL PROGETTO DEFINITIVO
CUP: J11J0500030001

OTTEMPERANZA ALLE PRESCRIZIONI DELLA DELIBERA CIPE 57/2011
Prescrizione n. 106
Infopoint Caserma Clemente Henry - Susa

PROGETTO DEFINITIVO

Impianti

Fase 1 - Impianti a correnti deboli - Pianta piano terra ex forestiera

Indice	Data	Modifiche	Concedente da	Concedente da	Verificata da
0	Dicembre 2012		Mano Parenti	Giorgio Meoni	Adriano Venturi
A	Febbraio 2013		Mano Parenti	Giorgio Meoni	Adriano Venturi
B	Marzo 2013		Mano Parenti	Giorgio Meoni	Adriano Venturi

INDIRIZZO GEOGRAFICO: 10119 05100530116

INDIRIZZO GEOGRAFICO: 10119 05100530116

INDIRIZZO GEOGRAFICO: 10119 05100530116

SCALA: 1:50



N° P D 2 H E N G I A 0 5 1 2 1 B A P L A

Doc: _____


INDIRIZZO GEOGRAFICO: 10119 05100530116

INDIRIZZO GEOGRAFICO: 10119 05100530116


INDIRIZZO GEOGRAFICO: 10119 05100530116

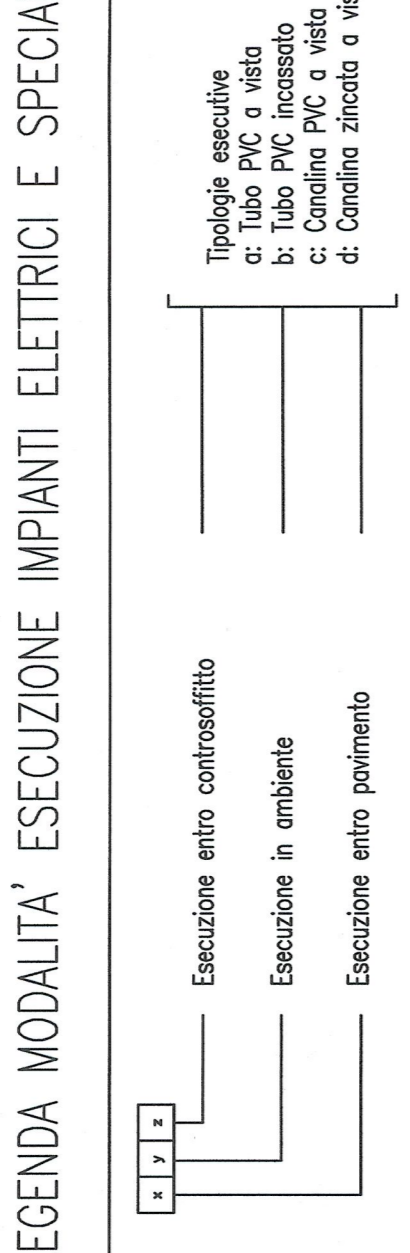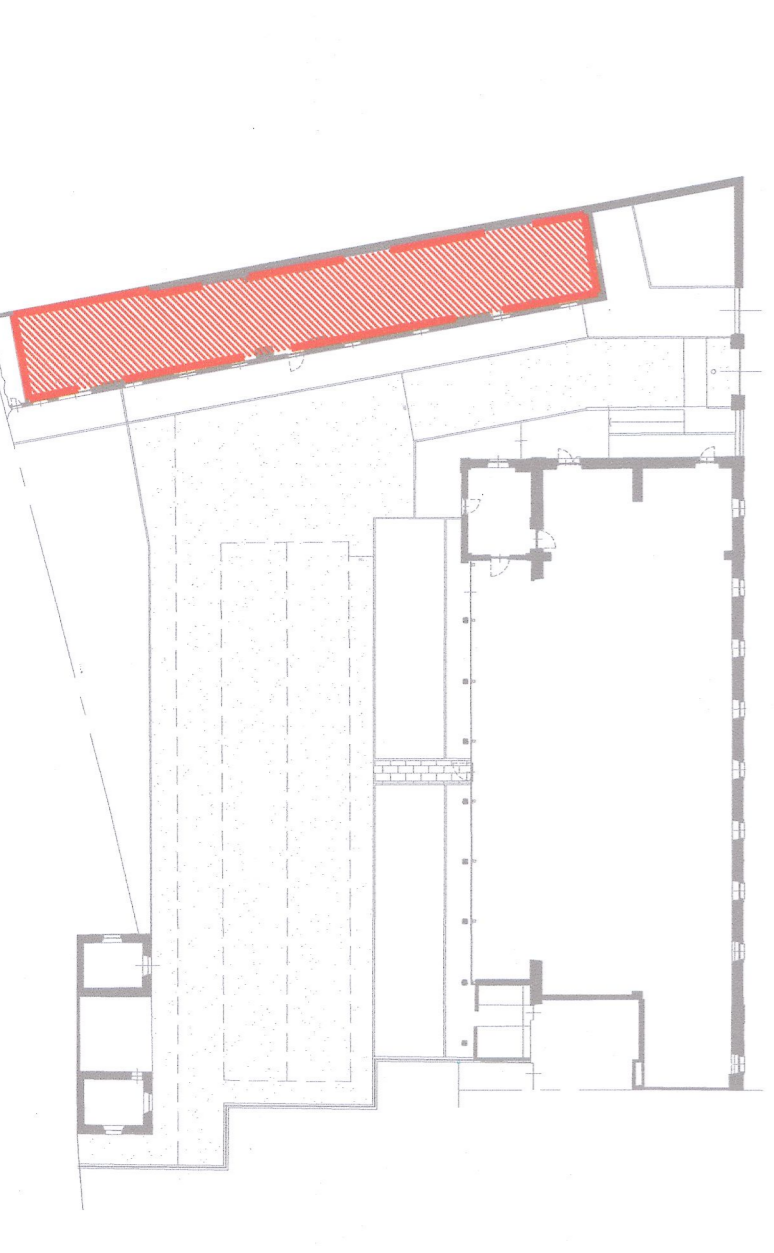

PULSANTE MANUALE DI ALLARME INCENDIO

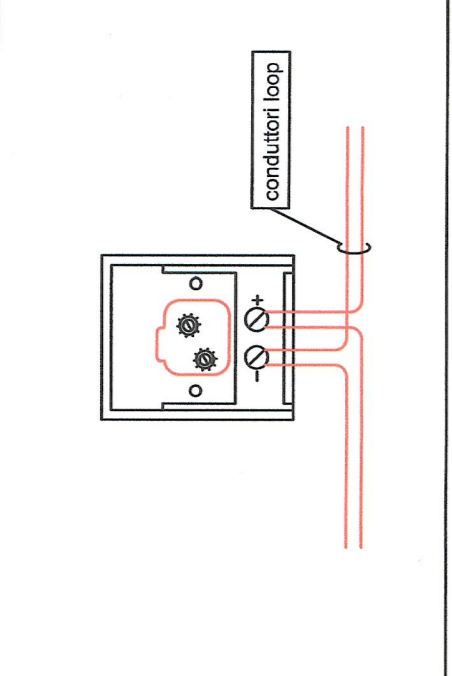

RIVELATORI DI FUMO

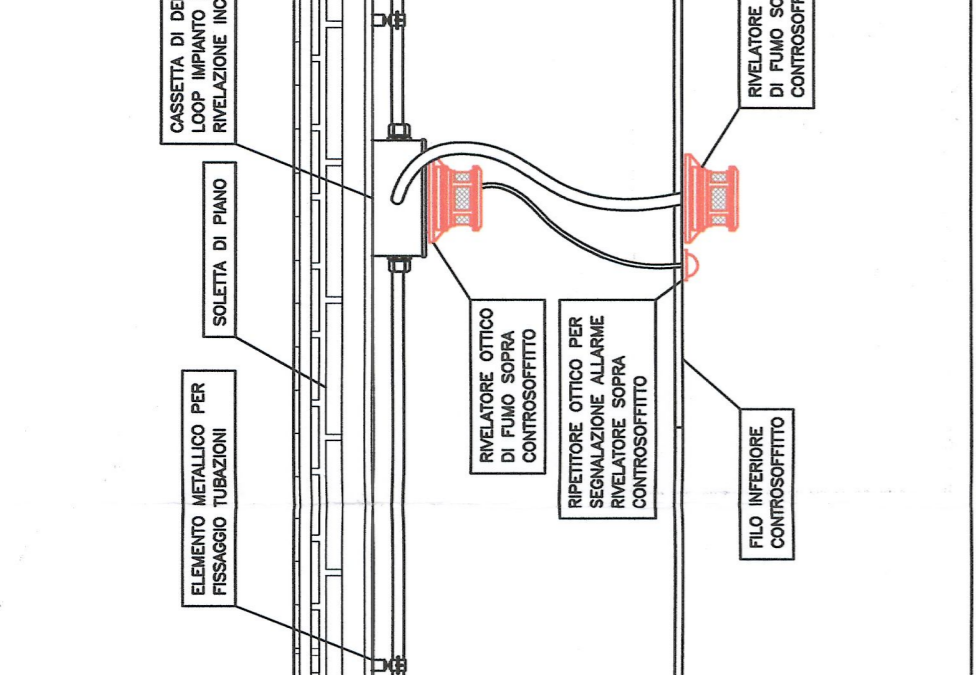

COLLEGAMENTO PANNELLO ACUSTICO LUMINOSO

