



PIANTA PIANO PRIMO sez. B

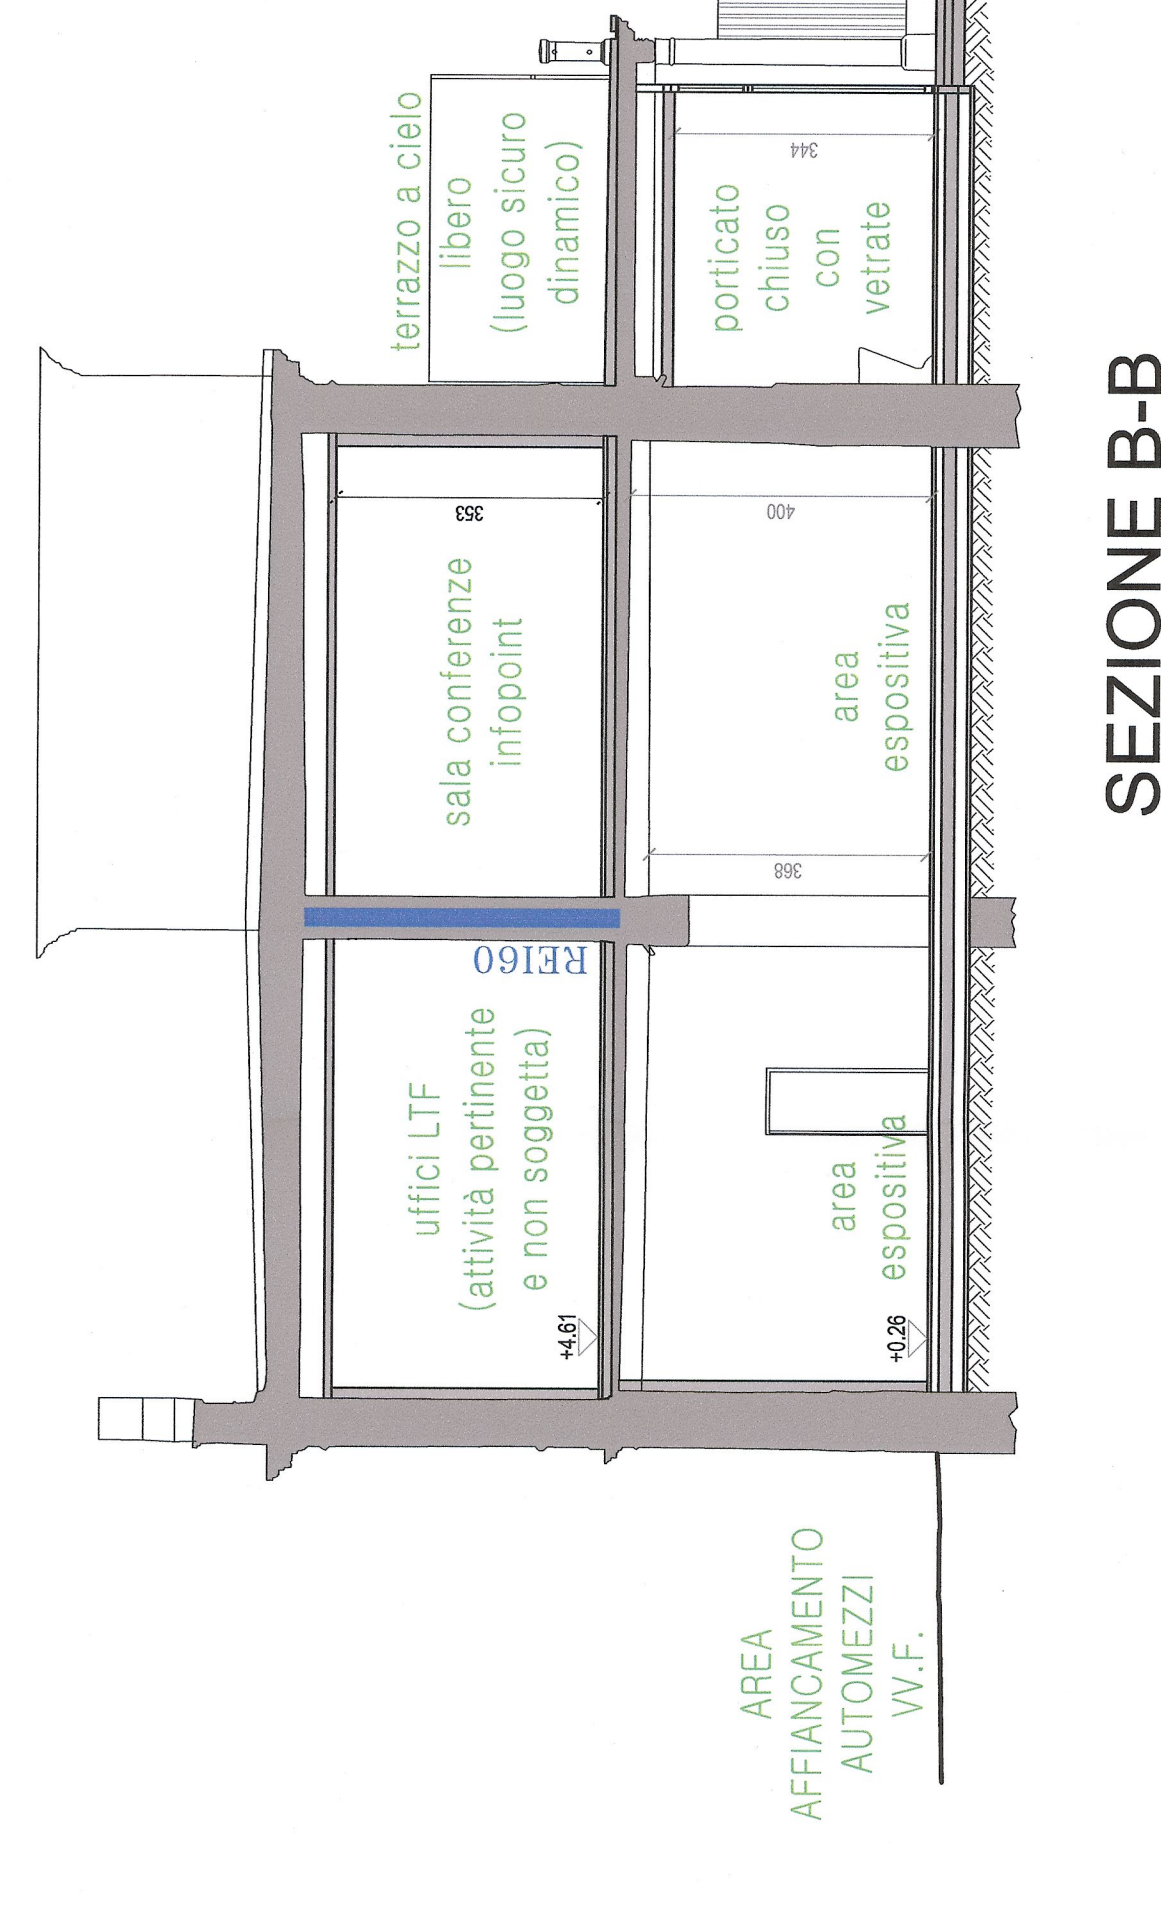


SEZIONE B-B

INTERVENTI PREVISTI IN FASE 1

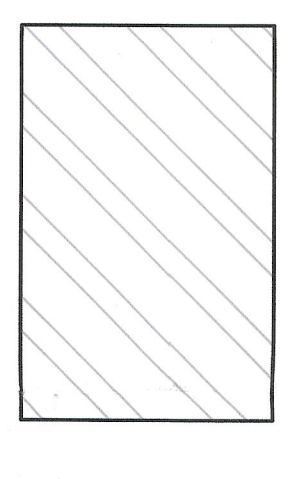

PLANIMETRIA GENERALE - PIANTA PIANO TERRA

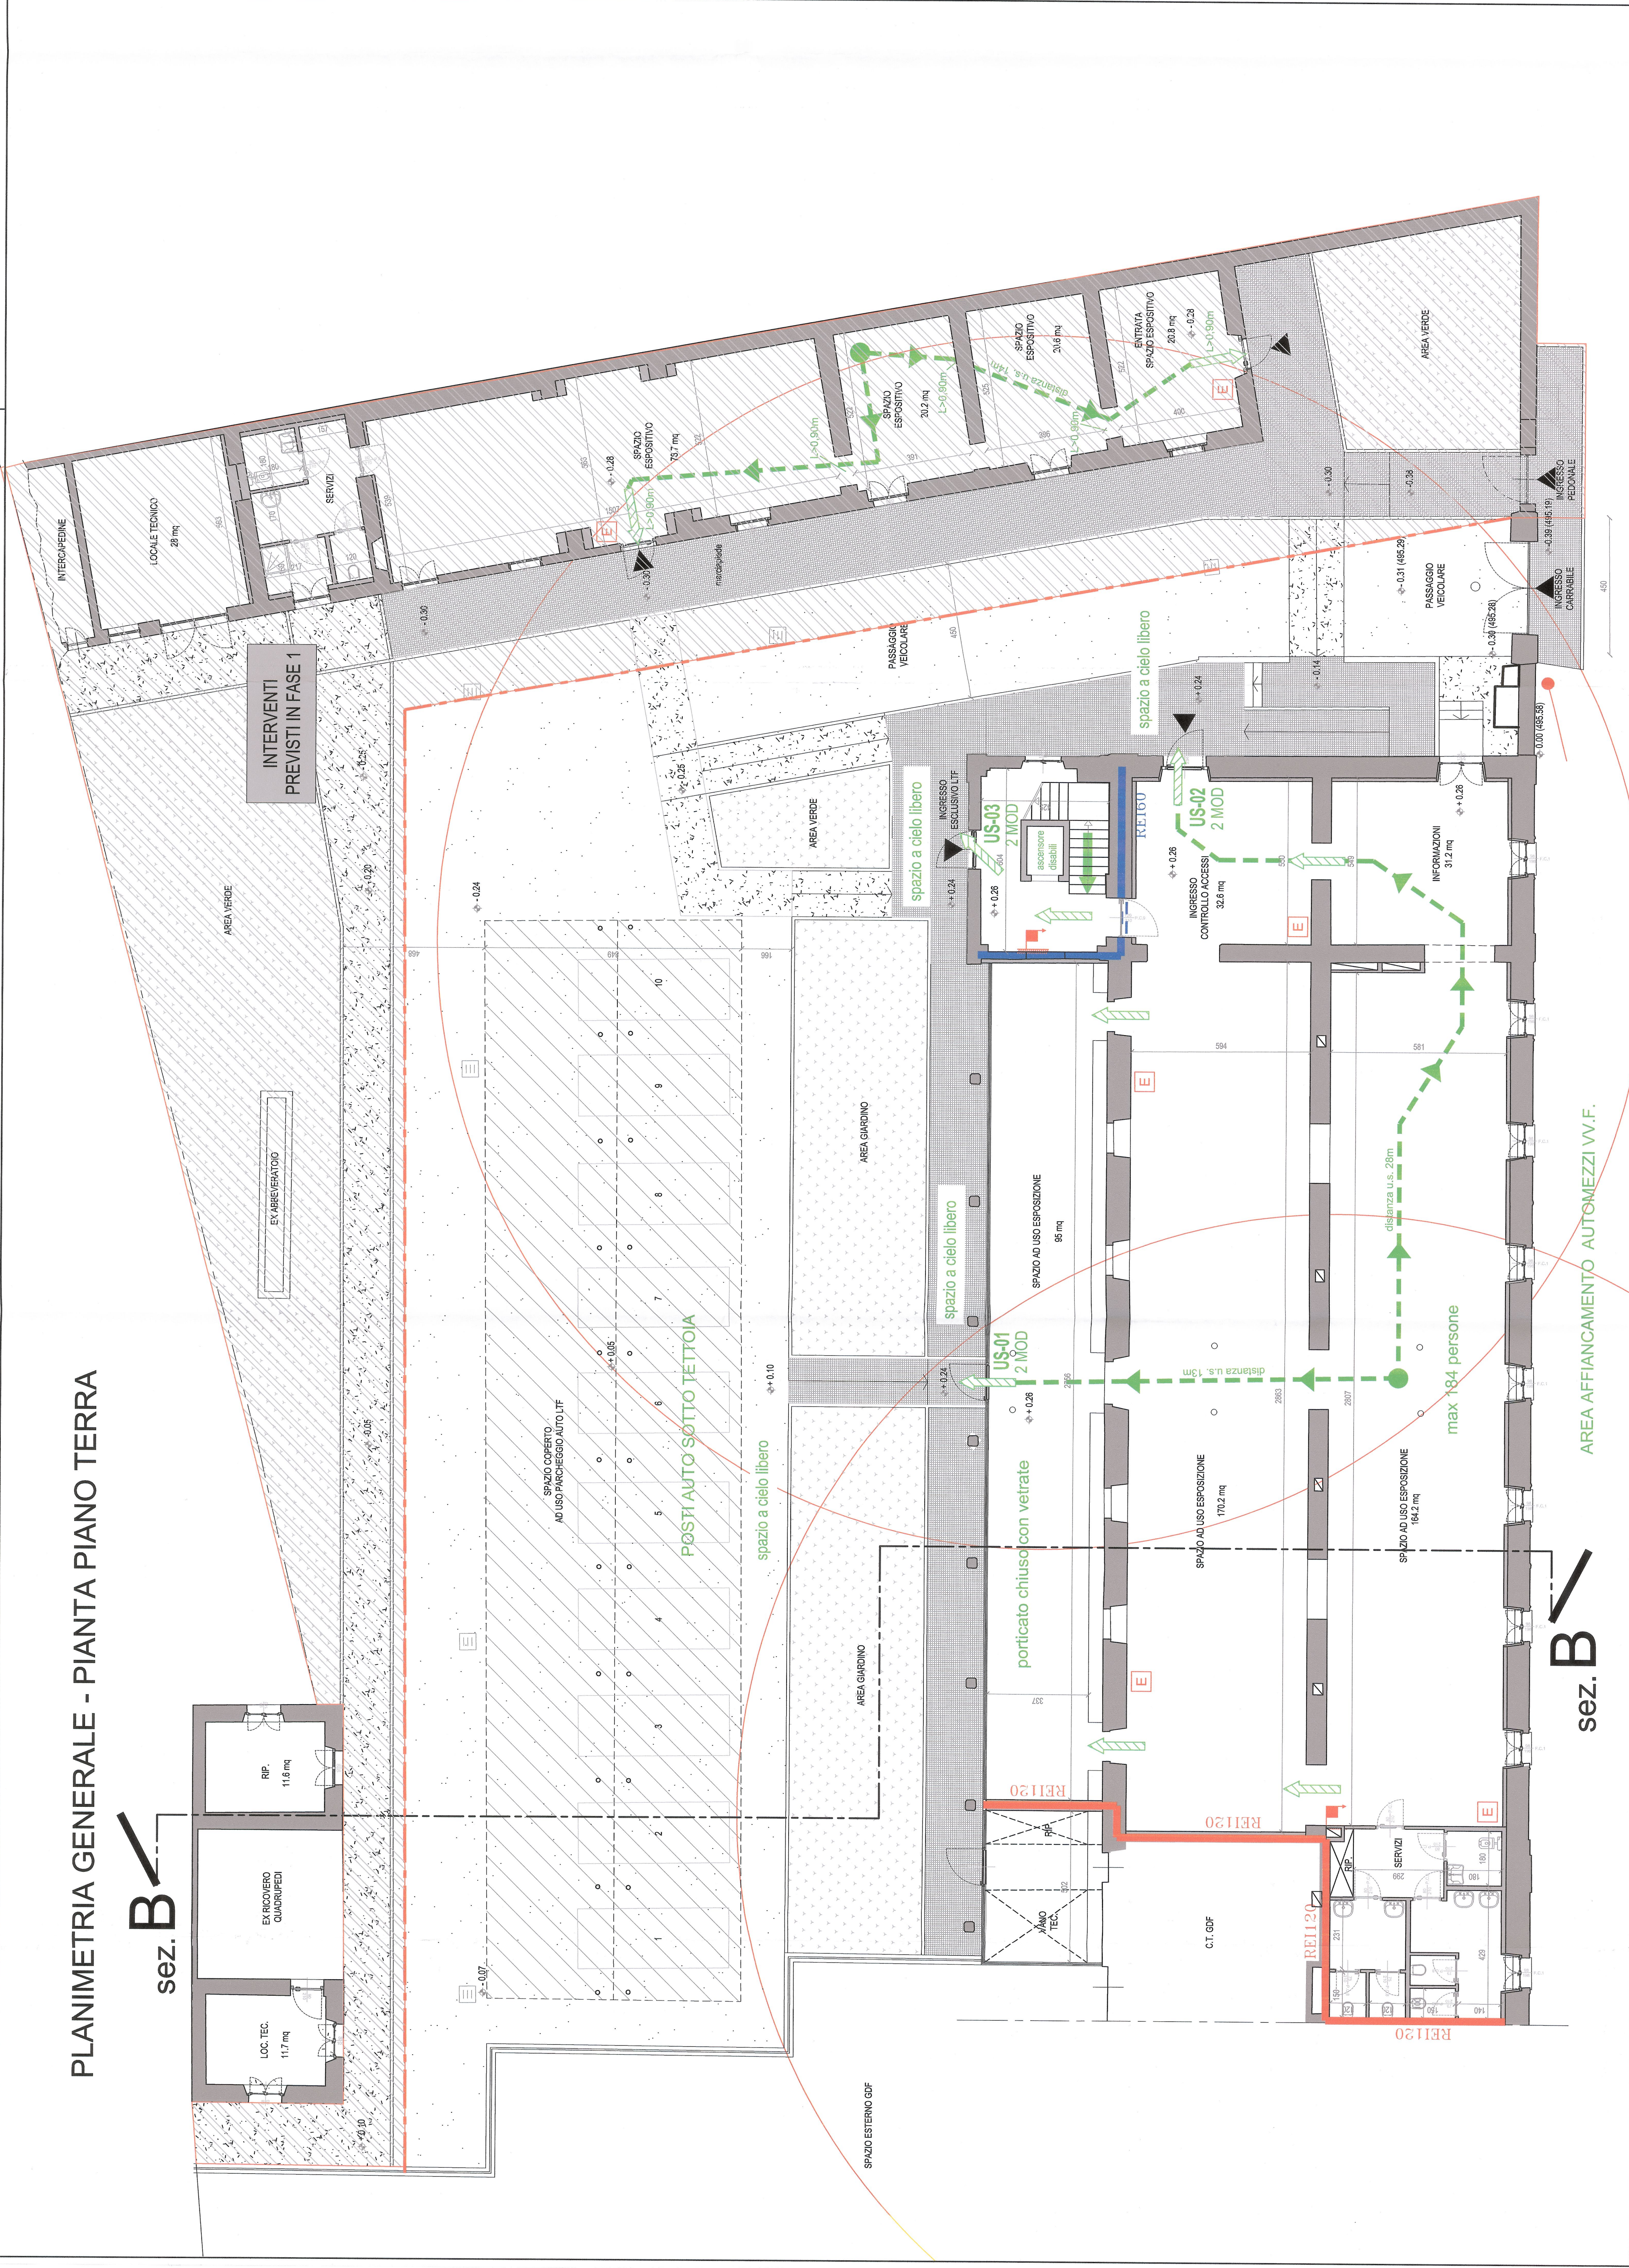

SEGNALI GRAFICI
ai sensi del D.M. del 29/05/1983

Elemento costruttivo relativo al fuoco	Simbolo	Descrizione
Impianto automatico di rivelazione fumi	(F)	Impianto automatico di rivelazione fumi
Impianto automatico di rivelazione fiamma	(F)	Impianto automatico di rivelazione fiamma
Impianto automatico di rivelazione fumo	(F)	Impianto automatico di rivelazione fumo
Impianto automatico di rivelazione gas	(G)	Impianto automatico di rivelazione gas
Impianto automatico di rivelazione calore	(C)	Impianto automatico di rivelazione calore
Impianto automatico di rivelazione miscela infiammabile	(M)	Impianto automatico di rivelazione miscela infiammabile
Centralina rivelazione incendi	(E)	Centralina rivelazione incendi
pullante manuale di segnalazione antincendio	(E)	pullante manuale di segnalazione antincendio
segnalazione sonochimica	(E)	segnalazione sonochimica
segnalazione acustica per evacuazione	(E)	segnalazione acustica per evacuazione
Placante di segnalazione antincendio	(E)	Placante di segnalazione antincendio
Impianto a 35 litri	(E)	Impianto a 35 litri
Impianto a 100 litri	(E)	Impianto a 100 litri
Impianto a 200 litri	(E)	Impianto a 200 litri
Impianto a 300 litri	(E)	Impianto a 300 litri
Impianto a 400 litri	(E)	Impianto a 400 litri
Impianto a 500 litri	(E)	Impianto a 500 litri
Impianto a 600 litri	(E)	Impianto a 600 litri
Impianto a 700 litri	(E)	Impianto a 700 litri
Impianto a 800 litri	(E)	Impianto a 800 litri
Impianto a 900 litri	(E)	Impianto a 900 litri
Impianto a 1000 litri	(E)	Impianto a 1000 litri

LAISON LYON - TURIN / COLLEGAMENTO TORINO - LIONE
 Parte commune franco-italienne
 Section transfrontalière

NOUVELLE LIGNE LYON TURIN - NUOVA LINEA TORINO LIONE
 PARTIE COMMUNE FRANCO - ITALIENNE - PARTE COMUNE ITALO - FRANCESE

REVISION DE L'AVANT PROJET DE REFERENCE - REVISIONE DEL PROGETTO DEFINITIVO
 CUP J11J0500030001

OTTEMPERANZA ALLE PRESCRIZIONI DELLA DELIBERA CIPE 57/2011
 Prescrizione n. 196
 Infopoint Caserma Clemente Henry - Susa
 PROGETTO DEFINITIVO
 Generale

Fase 2 - Prevenzione incendi. Pianta piano terra, piano primo, sezione

DATA	DESCRIZIONE	REDAZIONE	VERIFICA
01/05/2012	Emisione	FLIPPO COB	VERONICA
02/05/2012	Emisione	FLIPPO COB	LORENZO MORNA
03/05/2012	Emisione	FLIPPO COB	LORENZO MORNA
04/05/2012	Emisione	FLIPPO COB	LORENZO MORNA
05/05/2012	Emisione	FLIPPO COB	LORENZO MORNA
06/05/2012	Emisione	FLIPPO COB	LORENZO MORNA
07/05/2012	Emisione	FLIPPO COB	LORENZO MORNA
08/05/2012	Emisione	FLIPPO COB	LORENZO MORNA
09/05/2012	Emisione	FLIPPO COB	LORENZO MORNA
10/05/2012	Emisione	FLIPPO COB	LORENZO MORNA
11/05/2012	Emisione	FLIPPO COB	LORENZO MORNA
12/05/2012	Emisione	FLIPPO COB	LORENZO MORNA
13/05/2012	Emisione	FLIPPO COB	LORENZO MORNA
14/05/2012	Emisione	FLIPPO COB	LORENZO MORNA
15/05/2012	Emisione	FLIPPO COB	LORENZO MORNA
16/05/2012	Emisione	FLIPPO COB	LORENZO MORNA
17/05/2012	Emisione	FLIPPO COB	LORENZO MORNA
18/05/2012	Emisione	FLIPPO COB	LORENZO MORNA
19/05/2012	Emisione	FLIPPO COB	LORENZO MORNA
20/05/2012	Emisione	FLIPPO COB	LORENZO MORNA
21/05/2012	Emisione	FLIPPO COB	LORENZO MORNA
22/05/2012	Emisione	FLIPPO COB	LORENZO MORNA
23/05/2012	Emisione	FLIPPO COB	LORENZO MORNA
24/05/2012	Emisione	FLIPPO COB	LORENZO MORNA
25/05/2012	Emisione	FLIPPO COB	LORENZO MORNA
26/05/2012	Emisione	FLIPPO COB	LORENZO MORNA
27/05/2012	Emisione	FLIPPO COB	LORENZO MORNA
28/05/2012	Emisione	FLIPPO COB	LORENZO MORNA
29/05/2012	Emisione	FLIPPO COB	LORENZO MORNA
30/05/2012	Emisione	FLIPPO COB	LORENZO MORNA
31/05/2012	Emisione	FLIPPO COB	LORENZO MORNA

PRODOTTORE: GEF
 AUTORE: GEF
 VERIFICATORE: GEF
 DATA: 01/05/2012
 SCALA: 1:100